


工事箇所

周南市

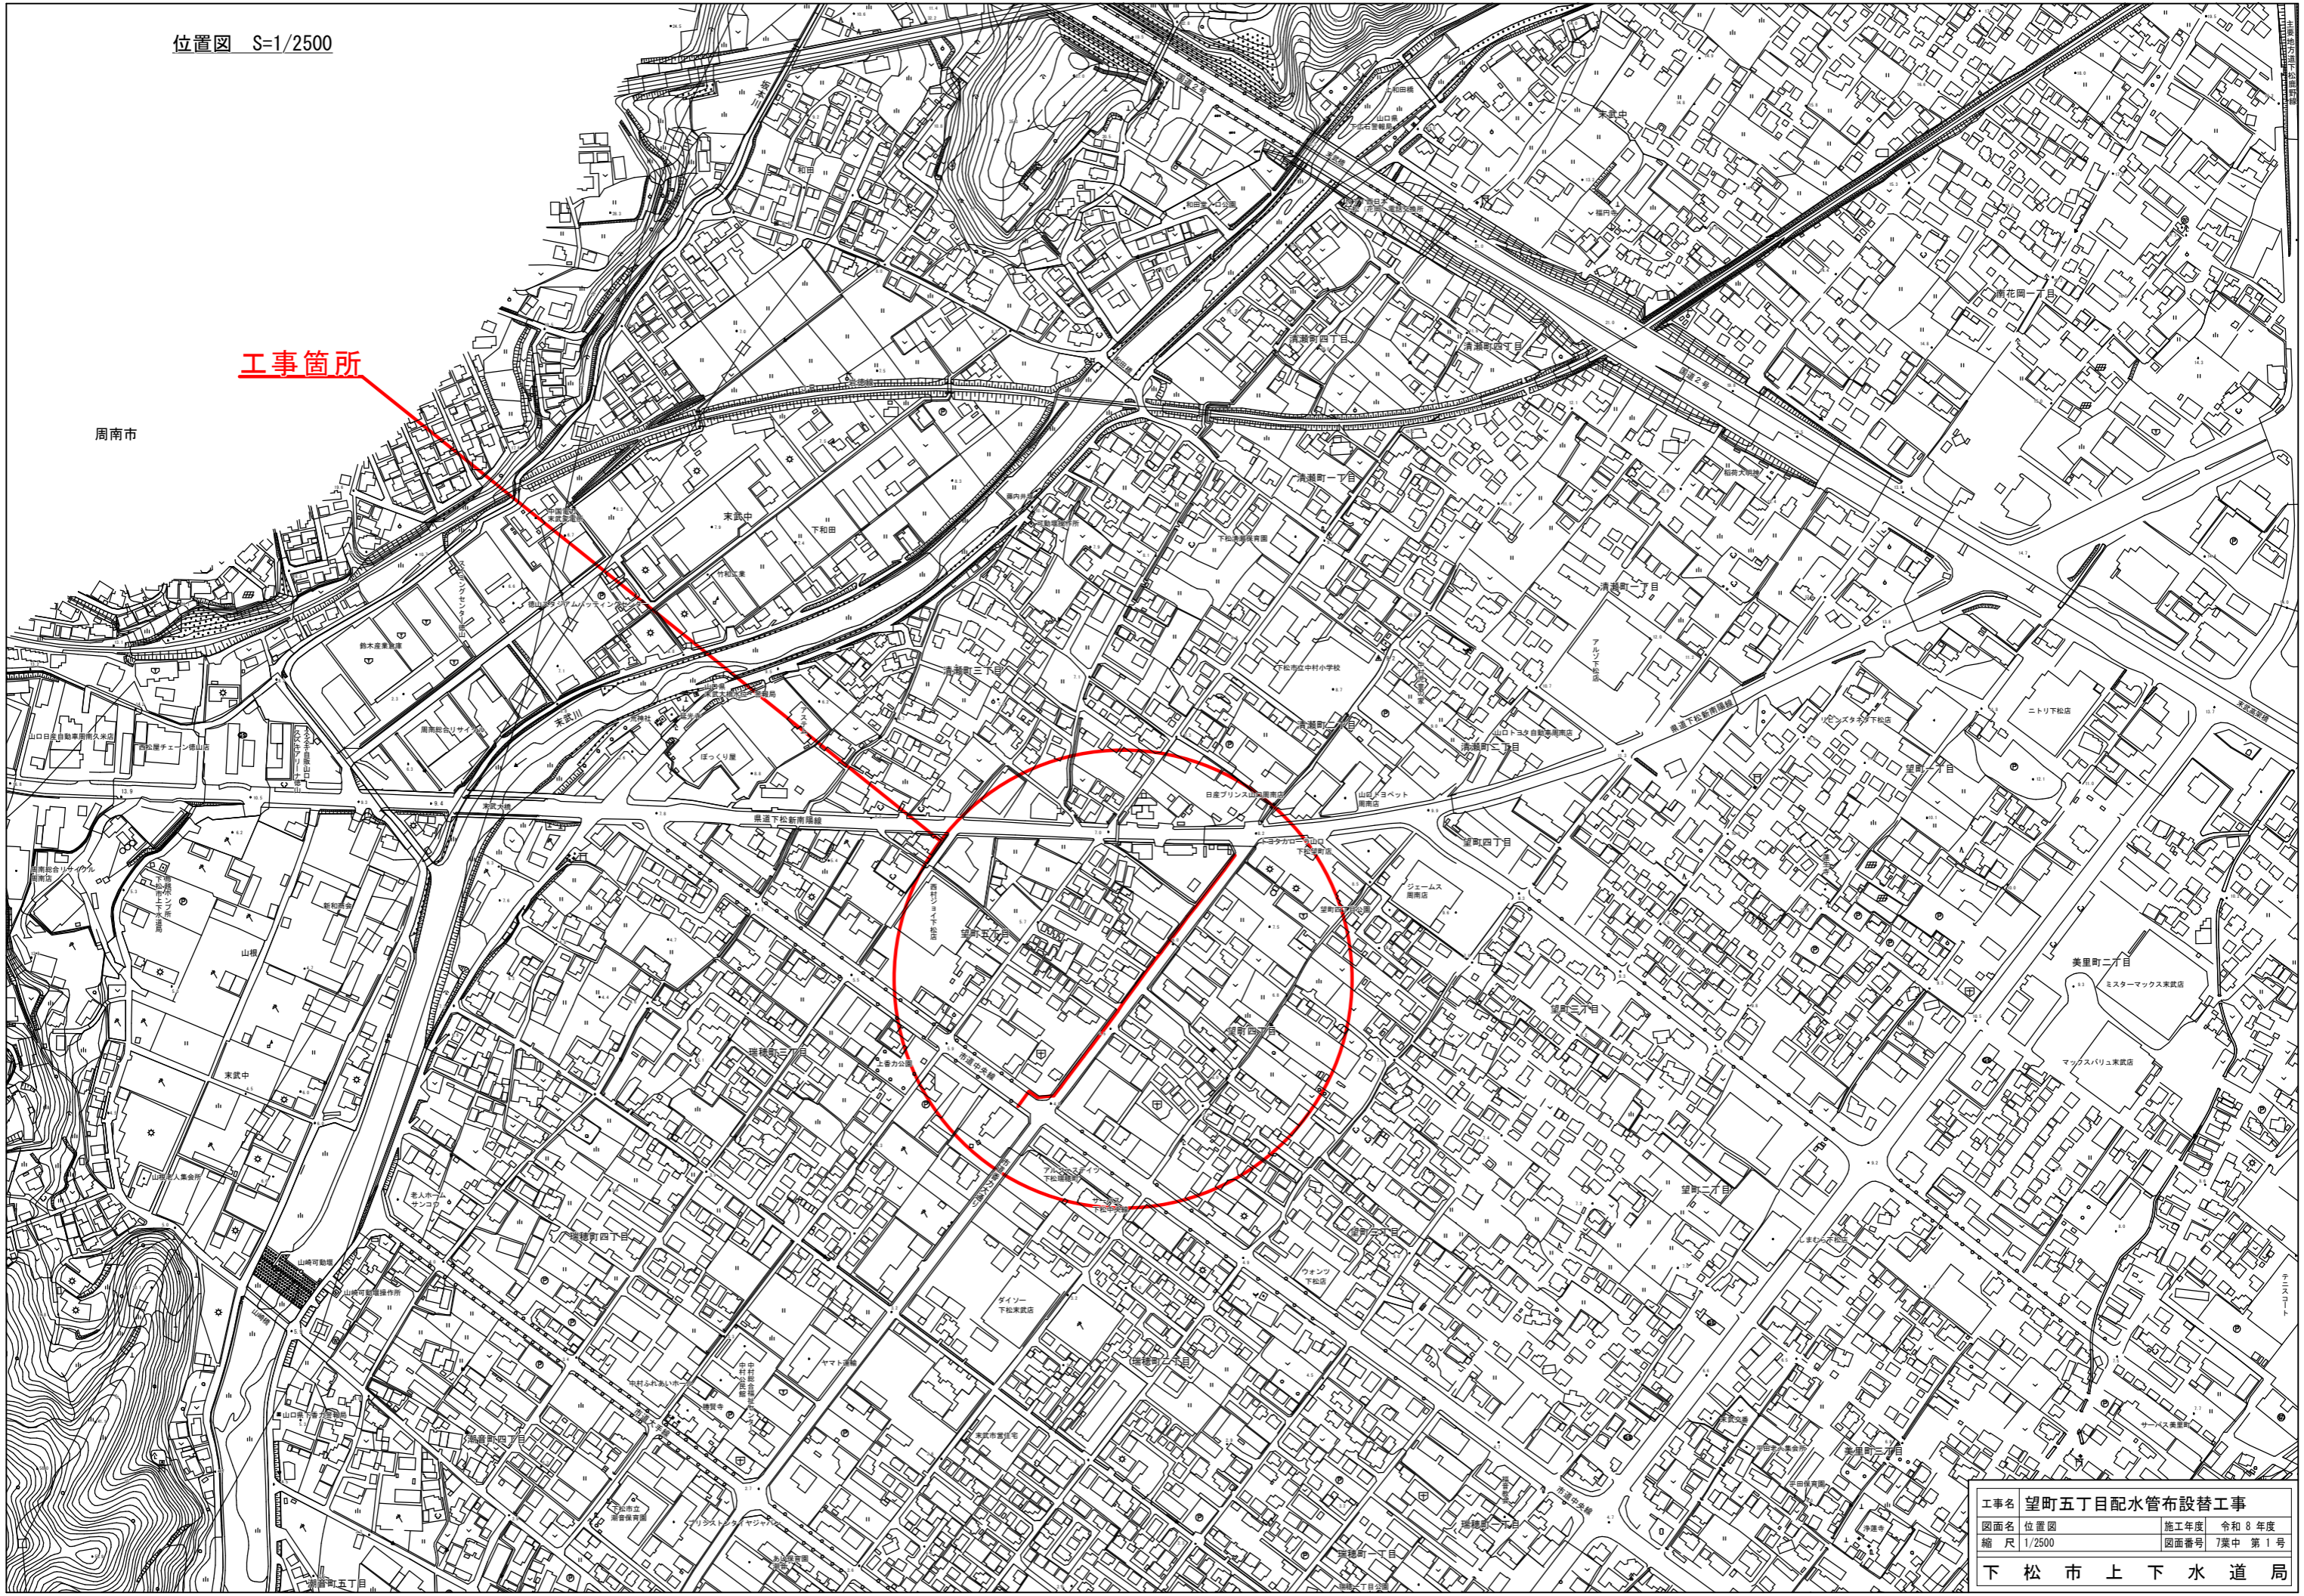


工事名	望町五丁目配水管布設替工事
図面名	位置図
縮尺	1/2500
施工年度	令和8年度
図面番号	7策中 第1号

下松市上下水道局

平面図 S=1/500


ダクタイル鑄鉄管 (GX形) $\phi 75$ L=299.5m、 $\phi 100$ L=0.4m
 土工① L=194.9m、土工② L=80.0m

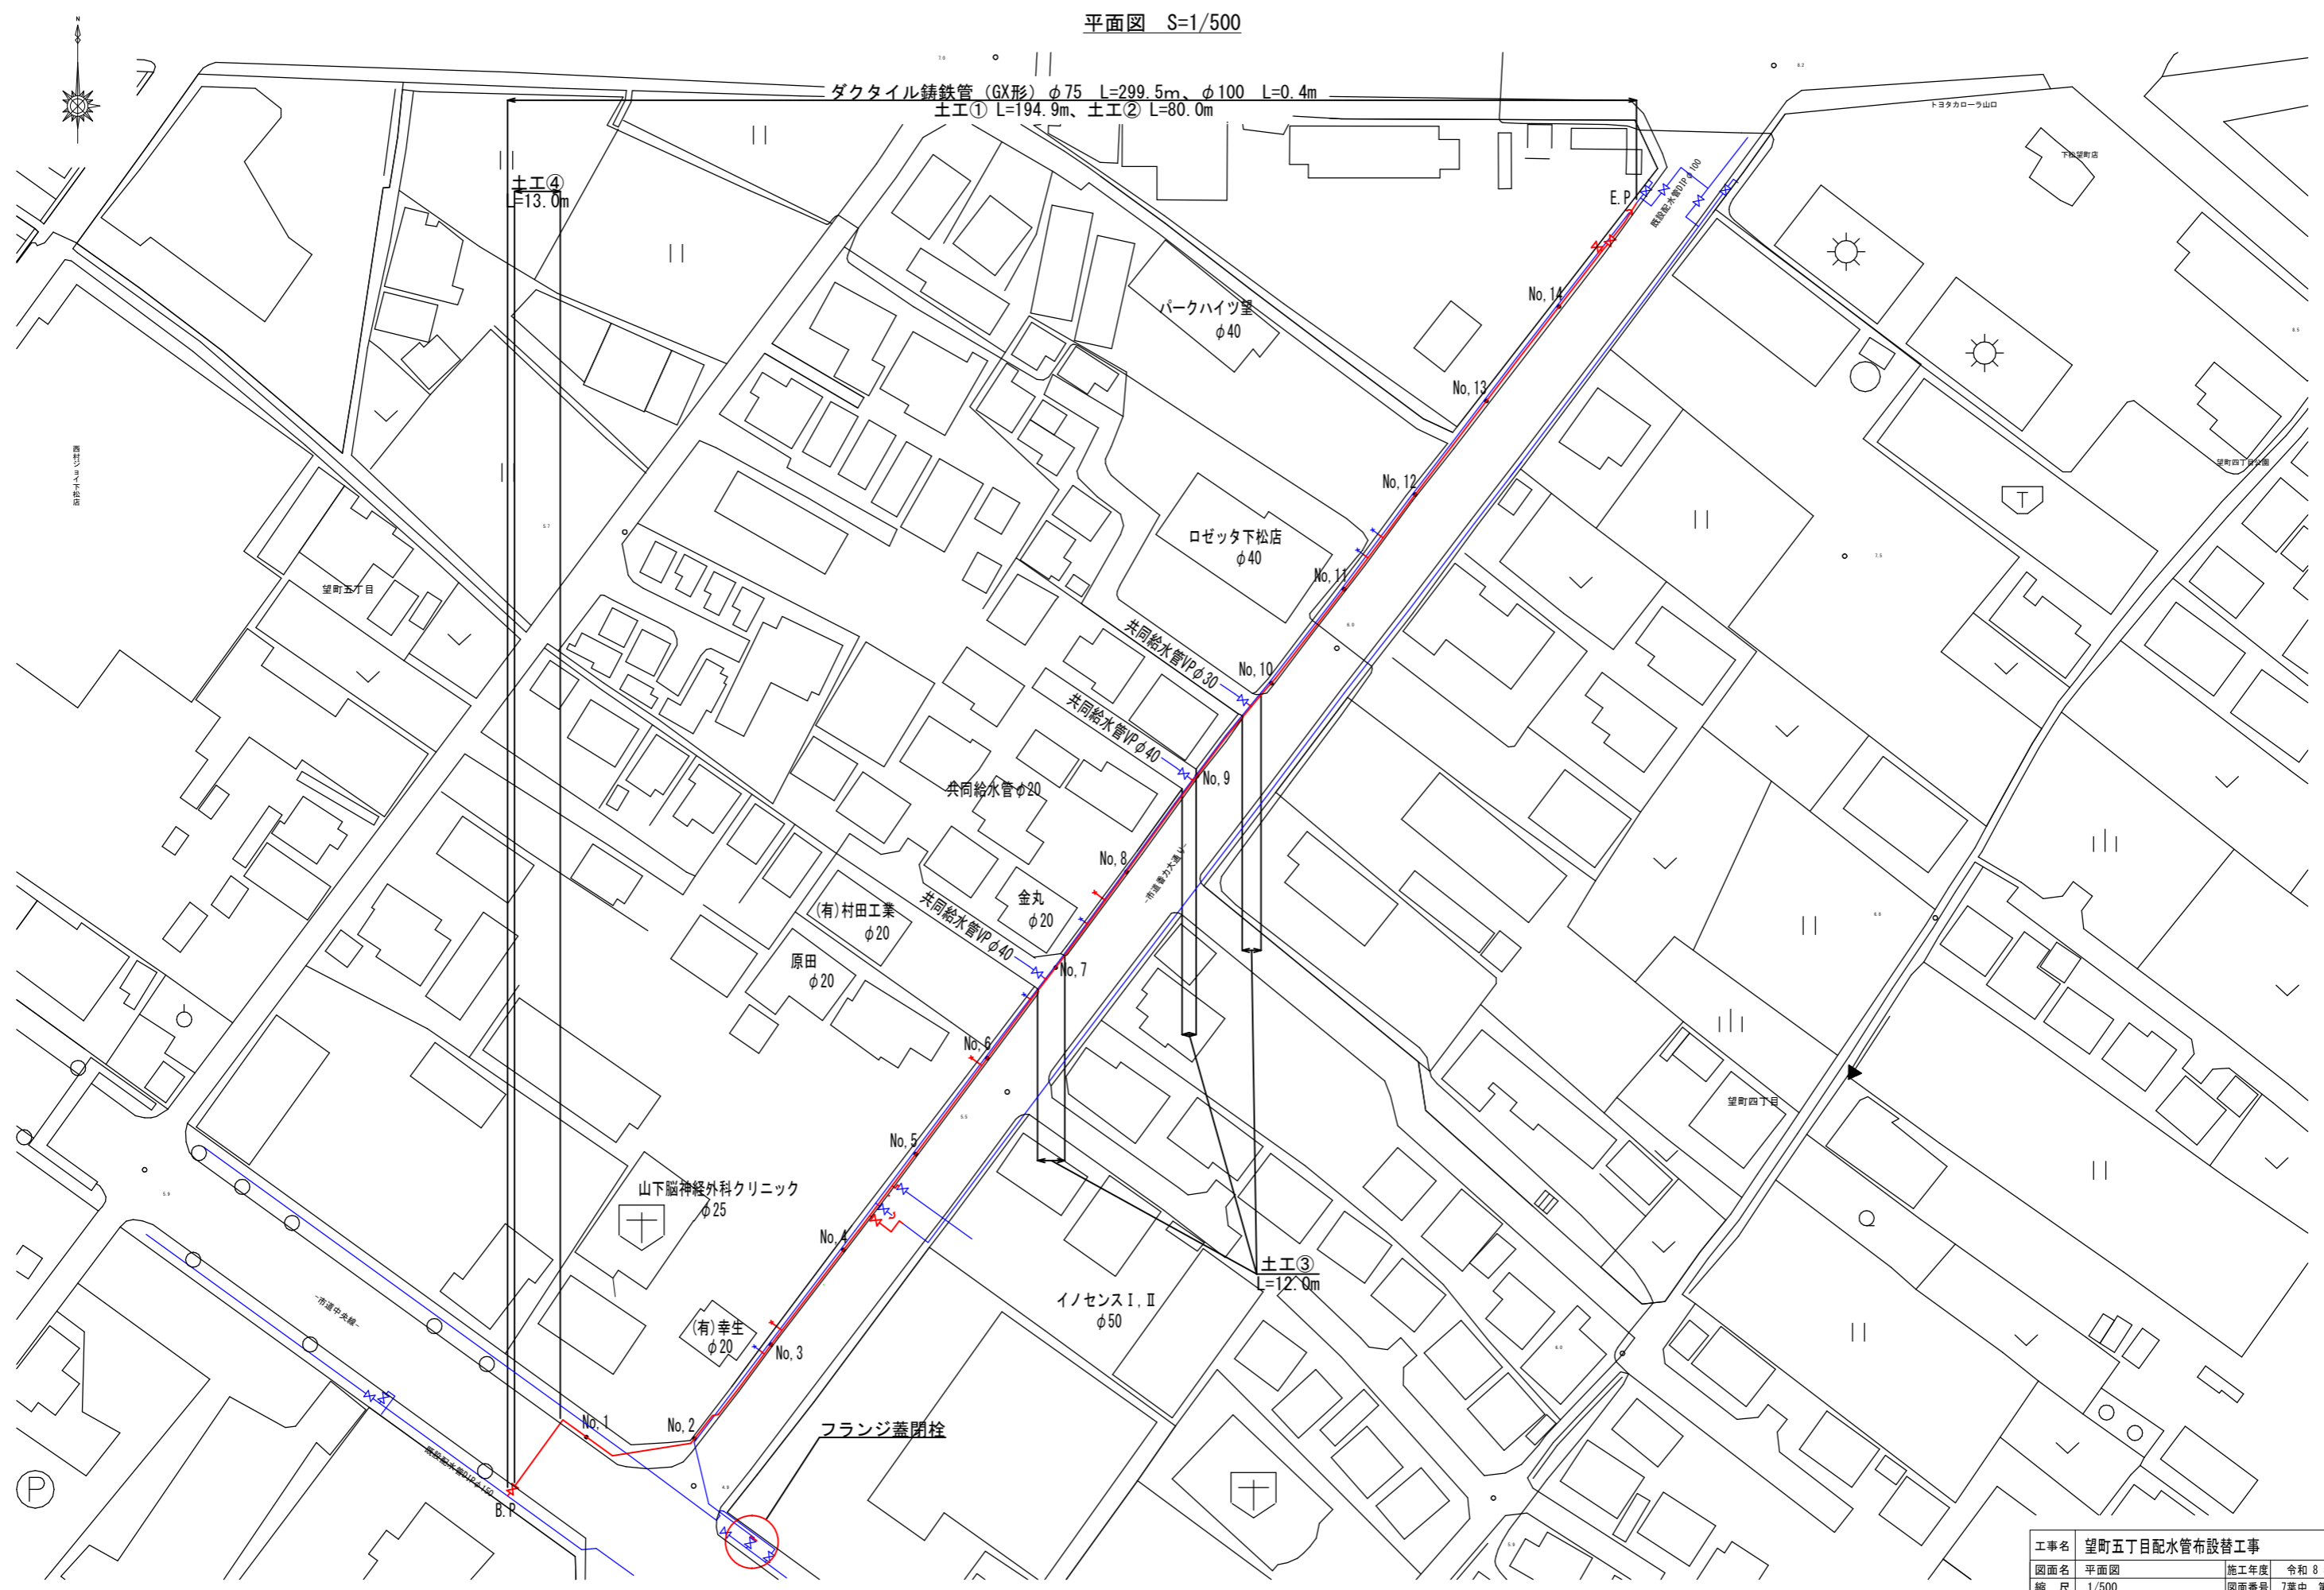


工事名	望町五丁目配水管布設替工事		
図面名	平面図	施工年度	令和 8 年度
縮尺	1/500	図面番号	7葉中 第 2 号
下松市上下水道局			

標準掘削・埋戻し断面図 S=1/20


土工①
(1級市道歩道一般部)

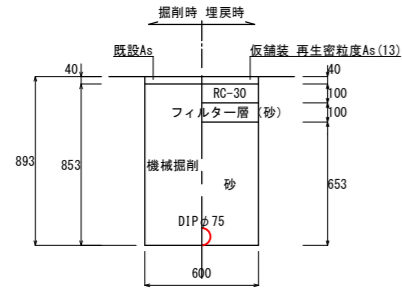


土工②
(1級市道歩道一般車両乗入部)

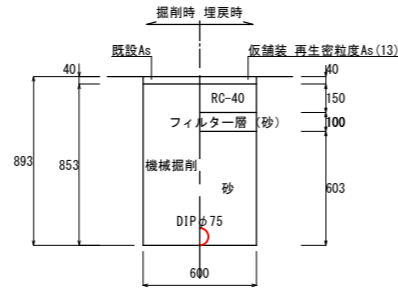


土工③
(1級市道歩道大型車両乗入部)

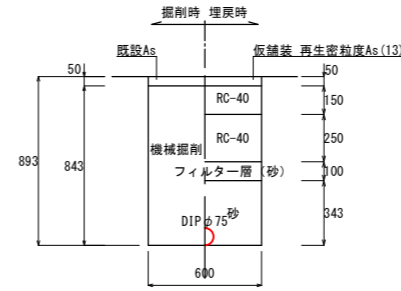

土工④
(1級市道車道部)

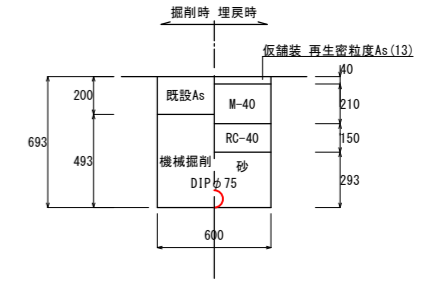


舗装本復旧
(1級市道歩道部 As舗装)

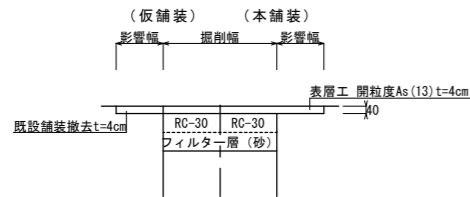

舗装本復旧
(1級市道歩道大型車両乗入部)




舗装本復旧
(1級市道車道部)

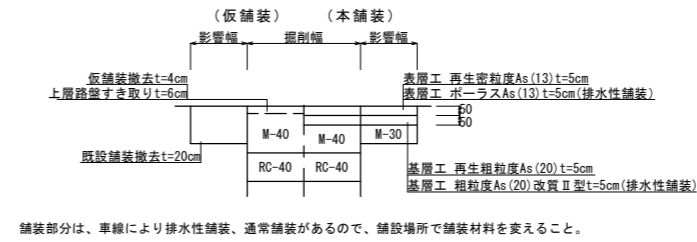


不断水分岐部土工図


平面図

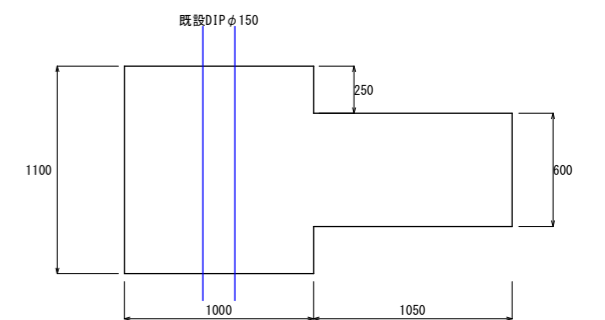

市道中央線横断面図 S=1/50

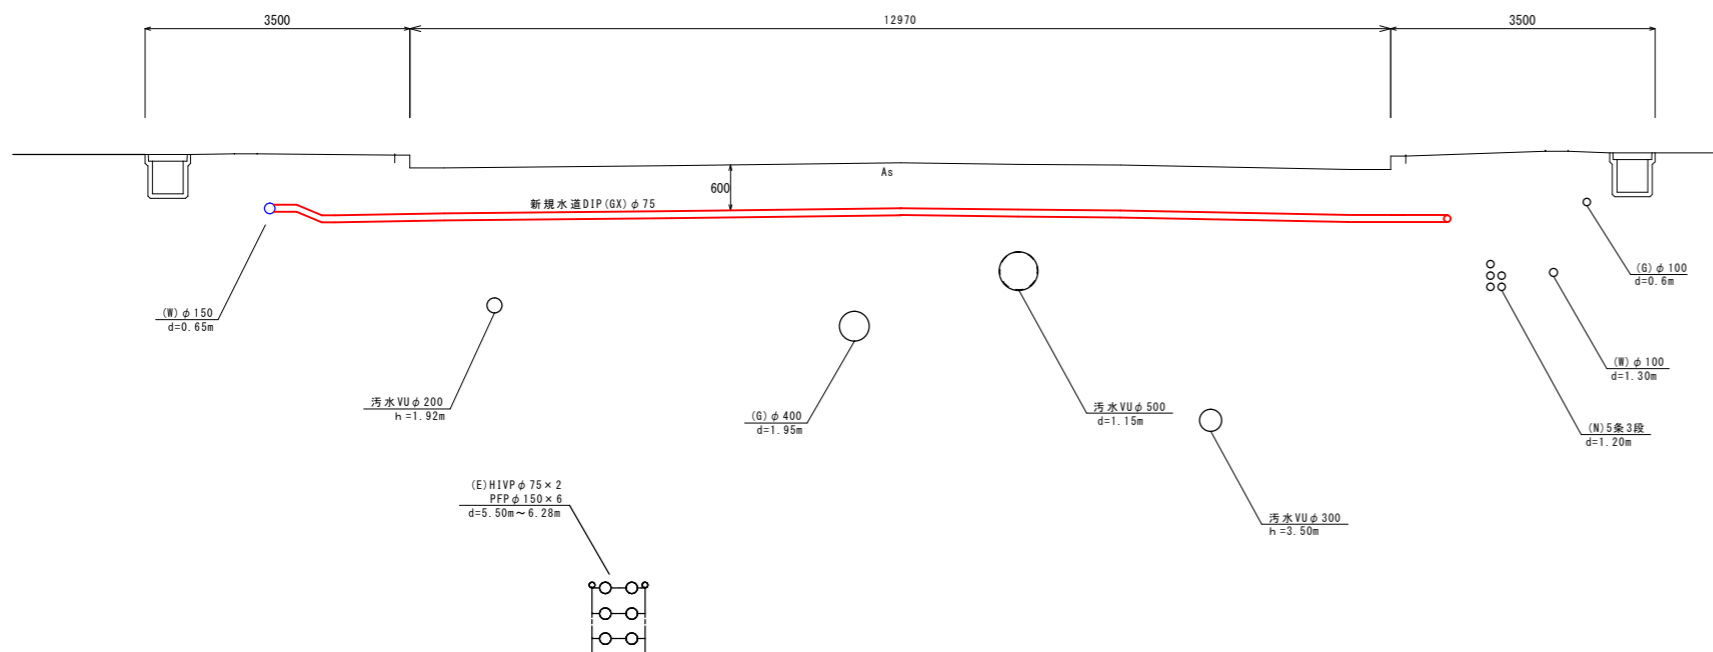

断面図

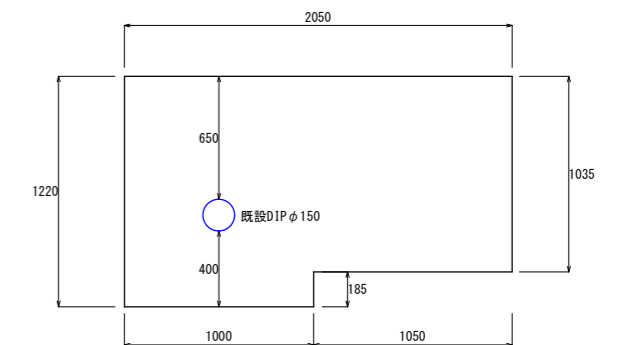

工事名	望町五丁目配水管布設替工事		
図面名	標準掘削・埋戻し断面図	施工年度	令和8年度
縮尺	1/20	図面番号	7葉中 第3号
下松市上下水道局			


配管詳細図 S=NONE

凡例

- ★ : 表示釘を示す
- ▼ : 管路用マカを示す (支給材)
- : 弁室用マカを示す (支給材)

凡例

- ◆— : ライナ設置
- : G-Link設置

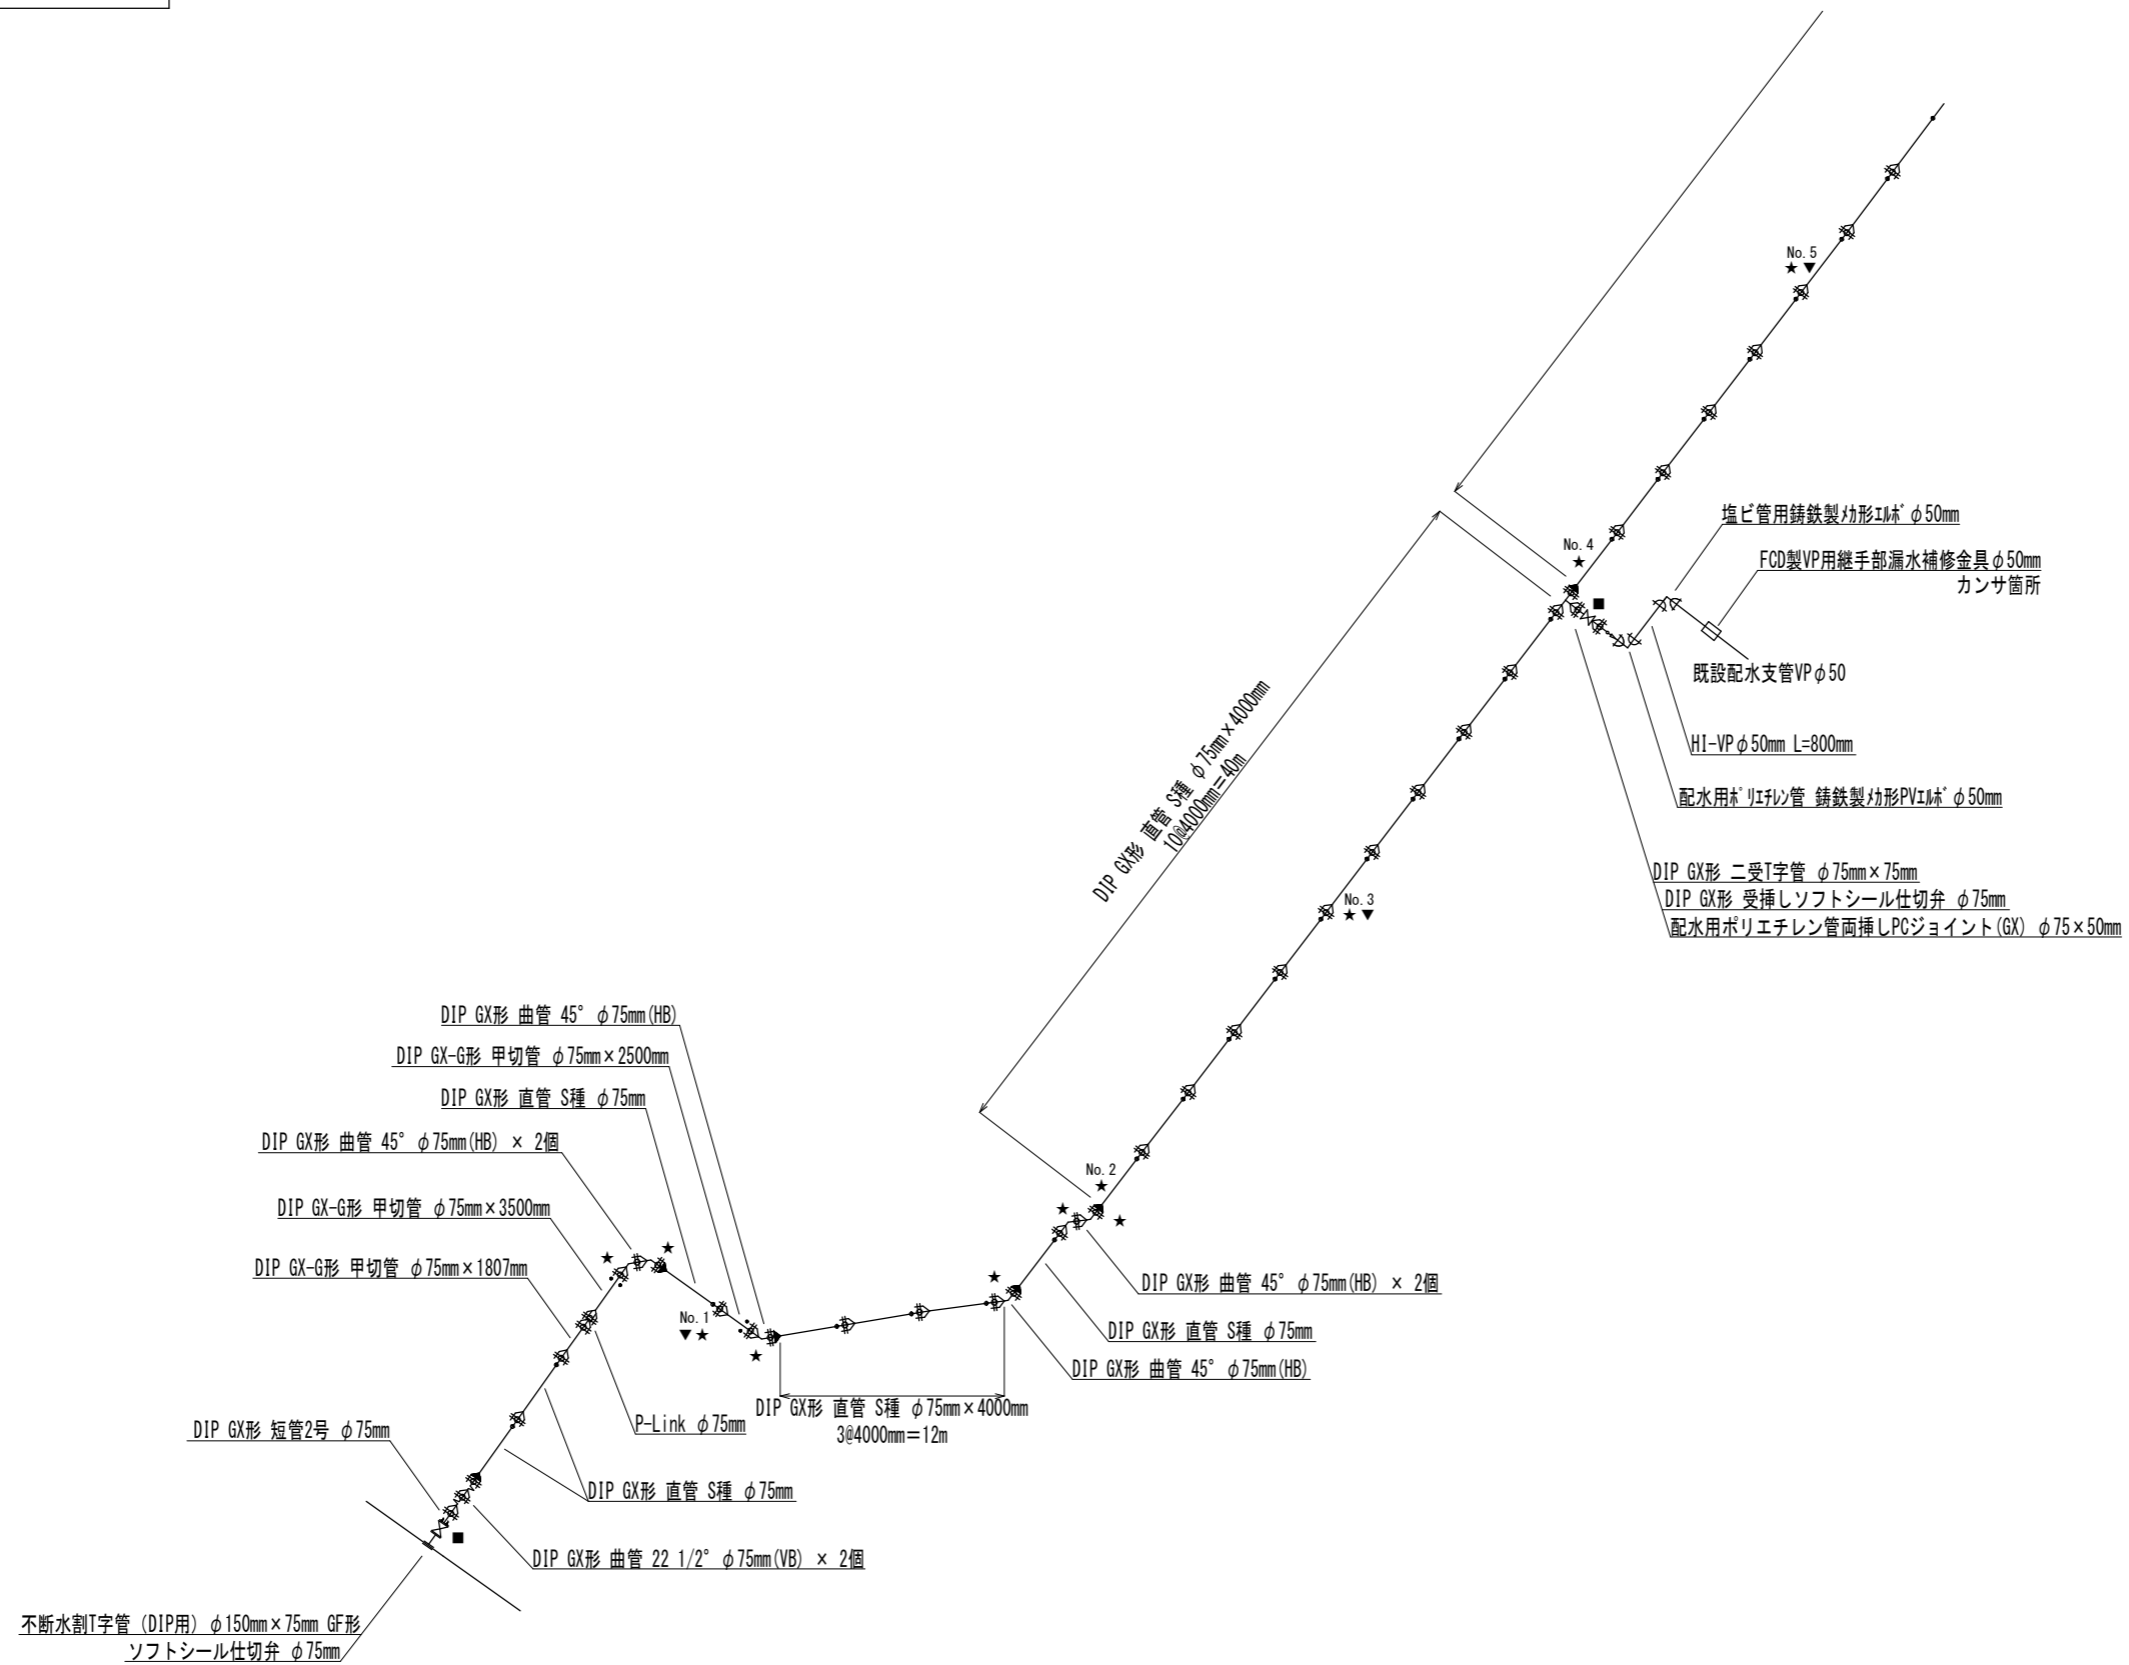

工事名	望町五丁目配水管布設替工事		
図面名	配管詳細図	施工年度	令和8年度
縮尺	NONE	図面番号	7葉中 第4号
下松市上下水道局			


配管詳細図 S=NONE

凡例

- ★ : 表示釘を示す
- ▼ : 管路用7-カを示す (支給材)
- : 弁室用7-カを示す (支給材)

凡例


- : ライナ設置
- : G-Link設置

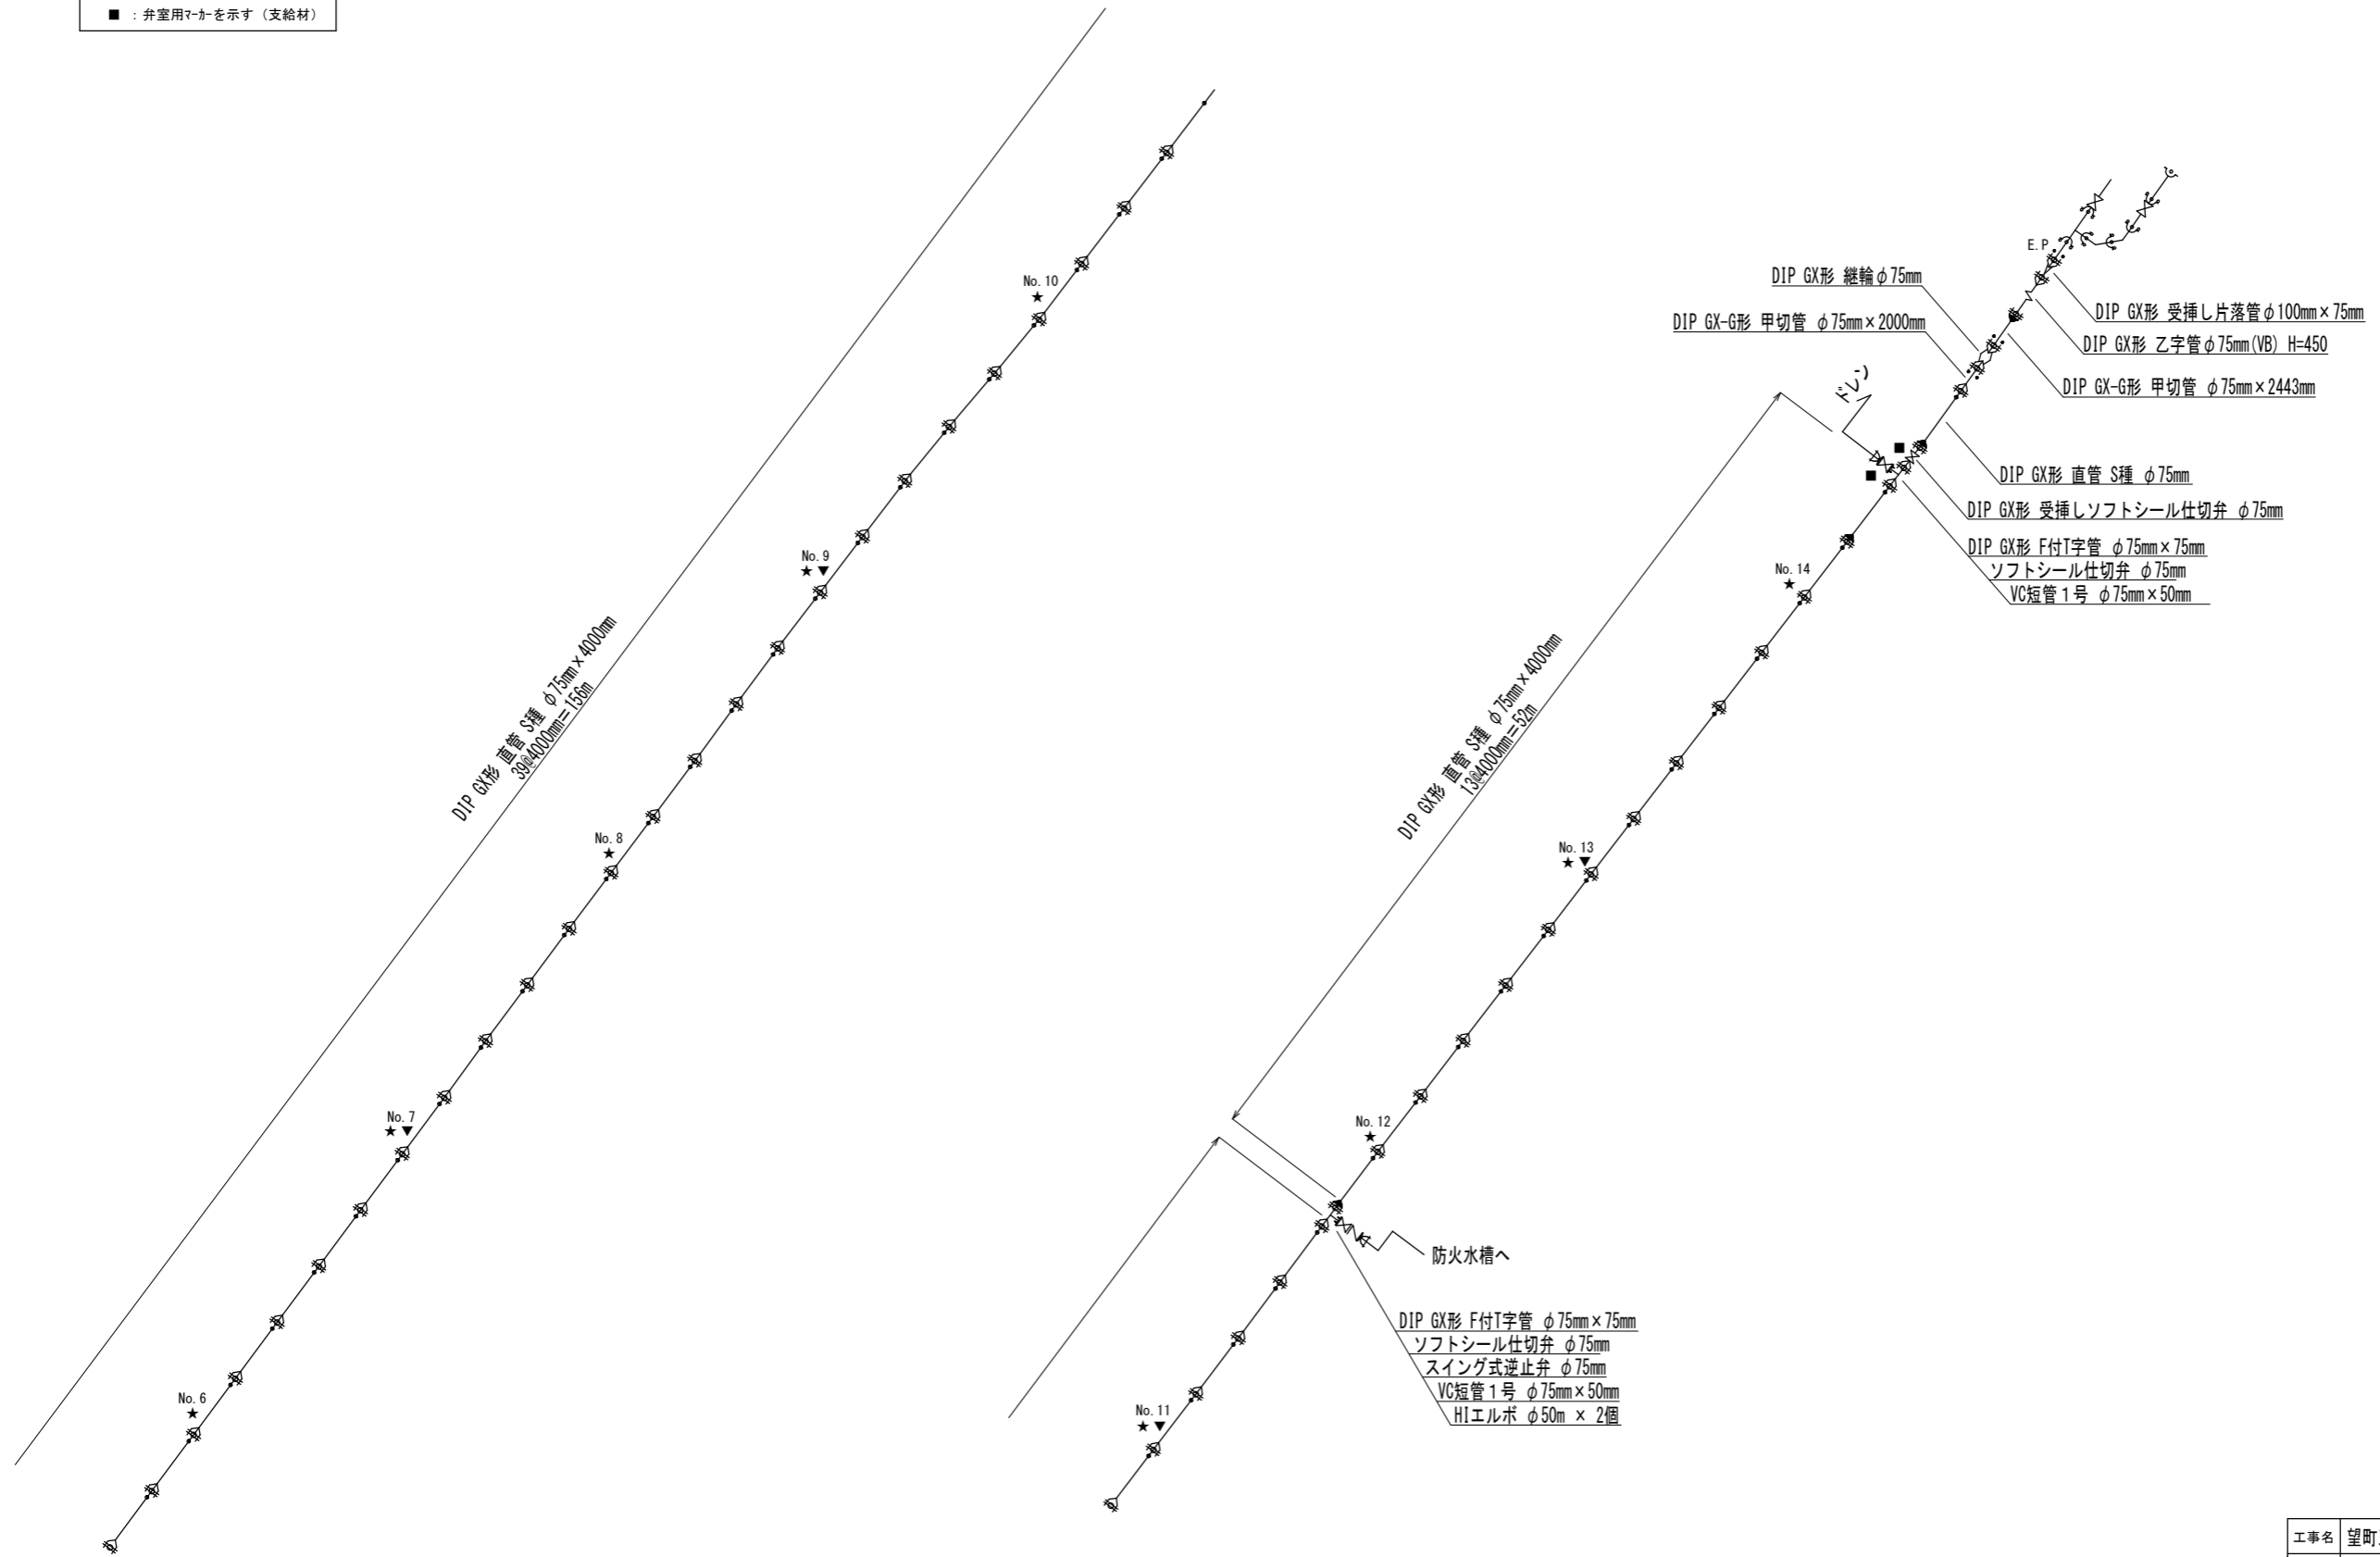


工事名	望町五丁目配水管布設替工事		
図面名	配管詳細図	施工年度	令和 8 年度
縮 尺	NONE	図面番号	7葉中 第 5 号
下 松 市 上 下 水 道 局			

横断面 S=1/50


No. 2

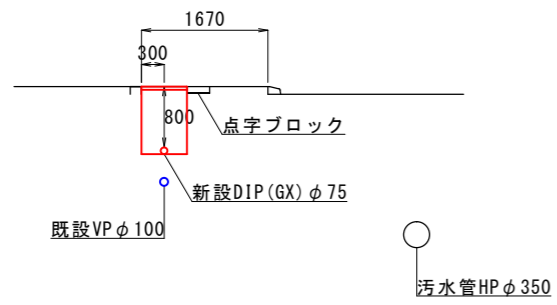


No. 5

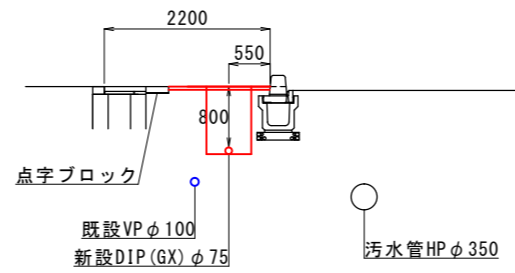


No. 8

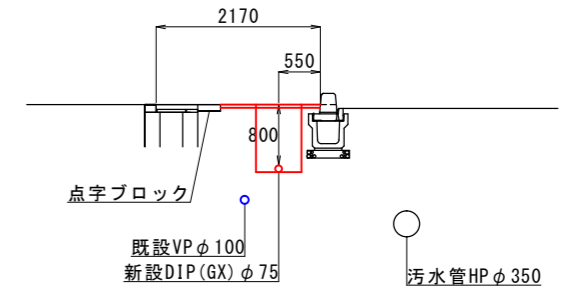


No. 1

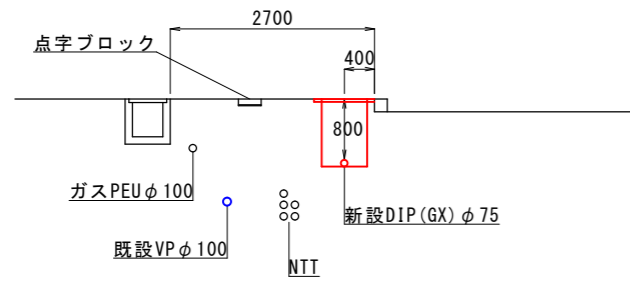


No. 4

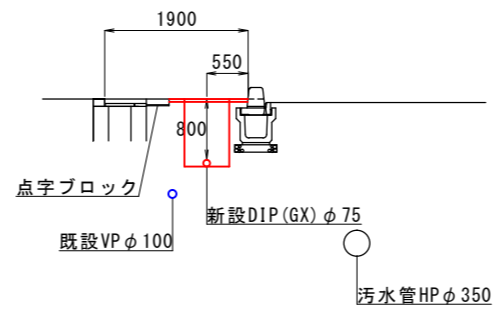


No. 7

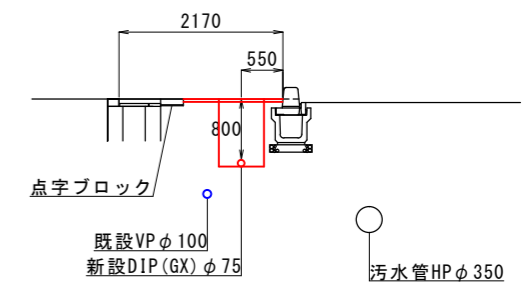


B. P

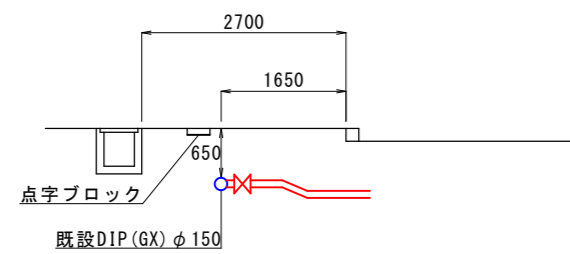

No. 3

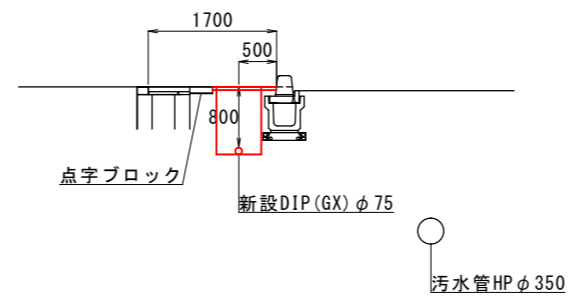

No. 6

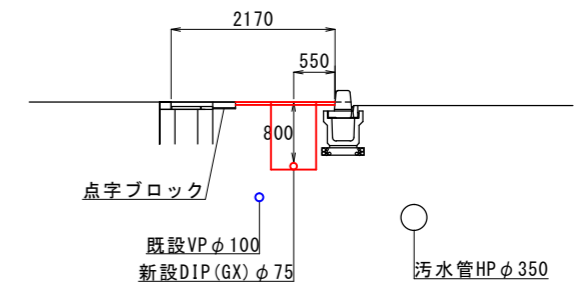


工事名	望丁五丁目配水管布設替工事		
図面名	横断面	施工年度	令和 8年度
縮尺	1/50	図面番号	7葉中 第6号

(注)埋設物は参考位置のため、掘削時には十分注意すること。


下松市上下水道局

横断図 S=1/50


No. 11

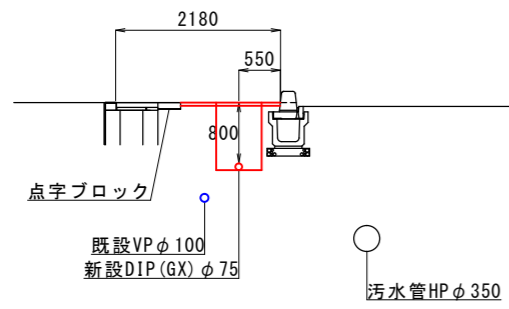


No. 14

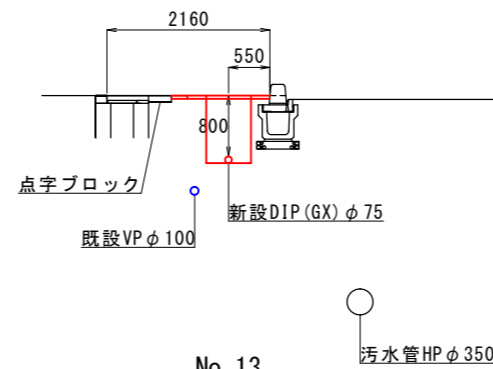


No. 10

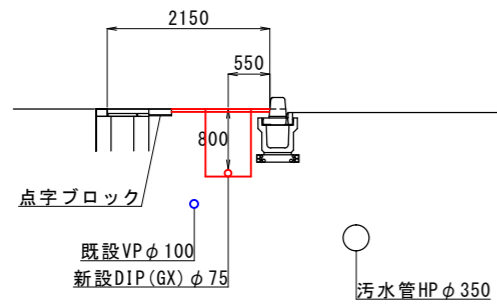


No. 13

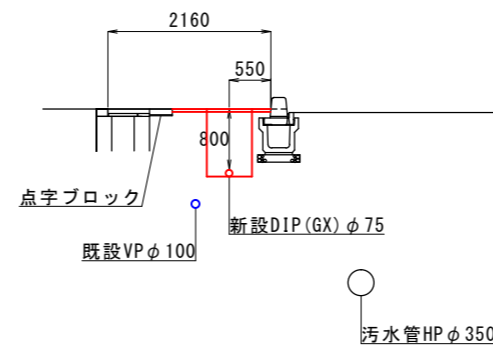


No. 9

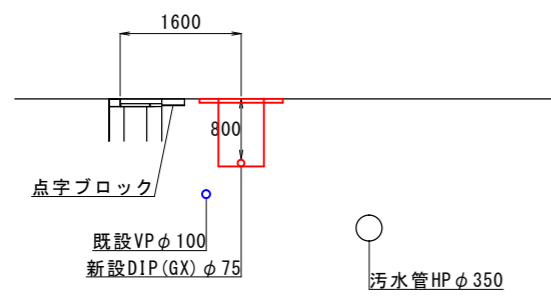

No. 12

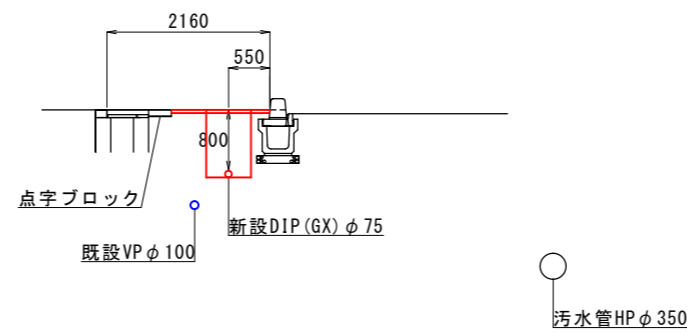

E.P

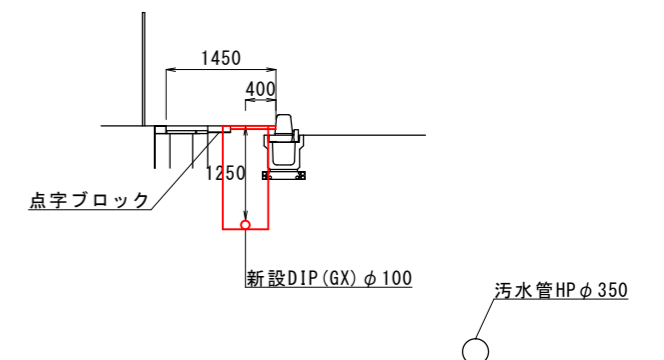

工事名	望丁五丁目配水管布設替工事		
図面名	横断図	施工年度	令和 8年度
縮尺	1/50	図面番号	7葉中 第7号

(注)埋設物は参考位置のため、掘削時には十分注意すること。