


位置図 S=1/2500



施工箇所

工事名	平田昭和通り配水管布設替工事(第3期)
図面名	位置図
縮尺	1/2500
施工年度	令和6年度
図面番号	5葉中 第1号

下松市上下水道局

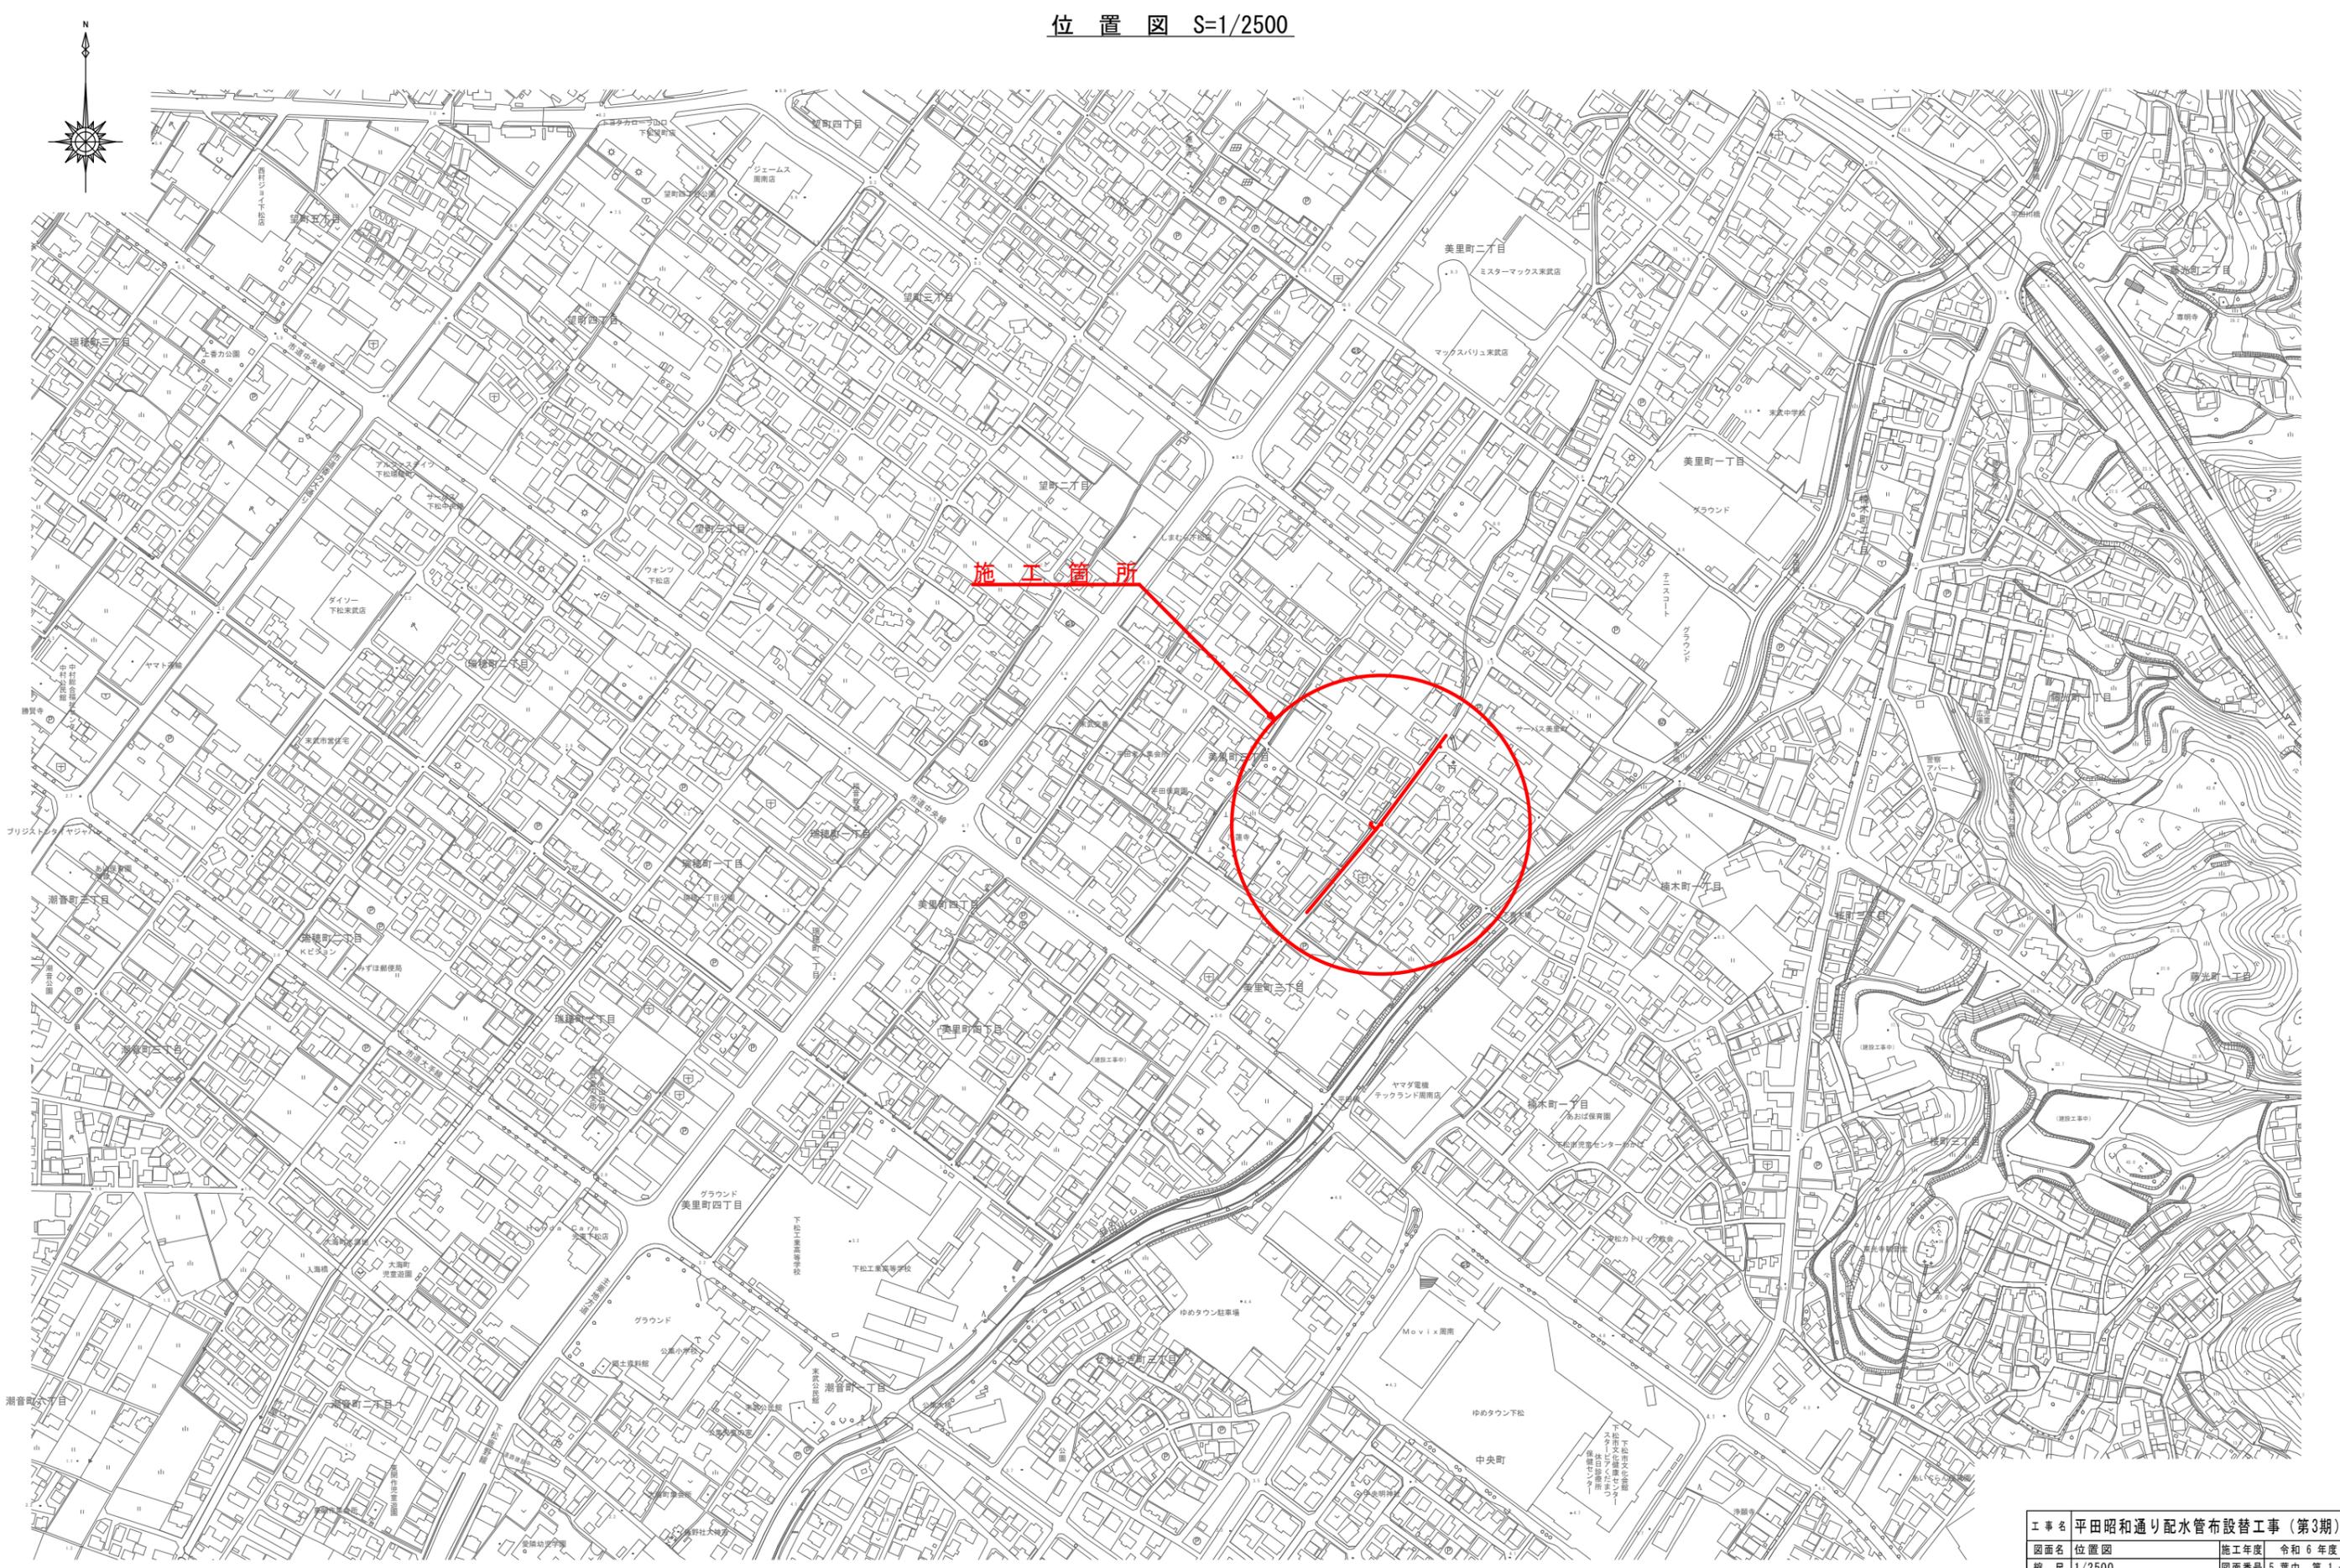

平面図 S=1/250

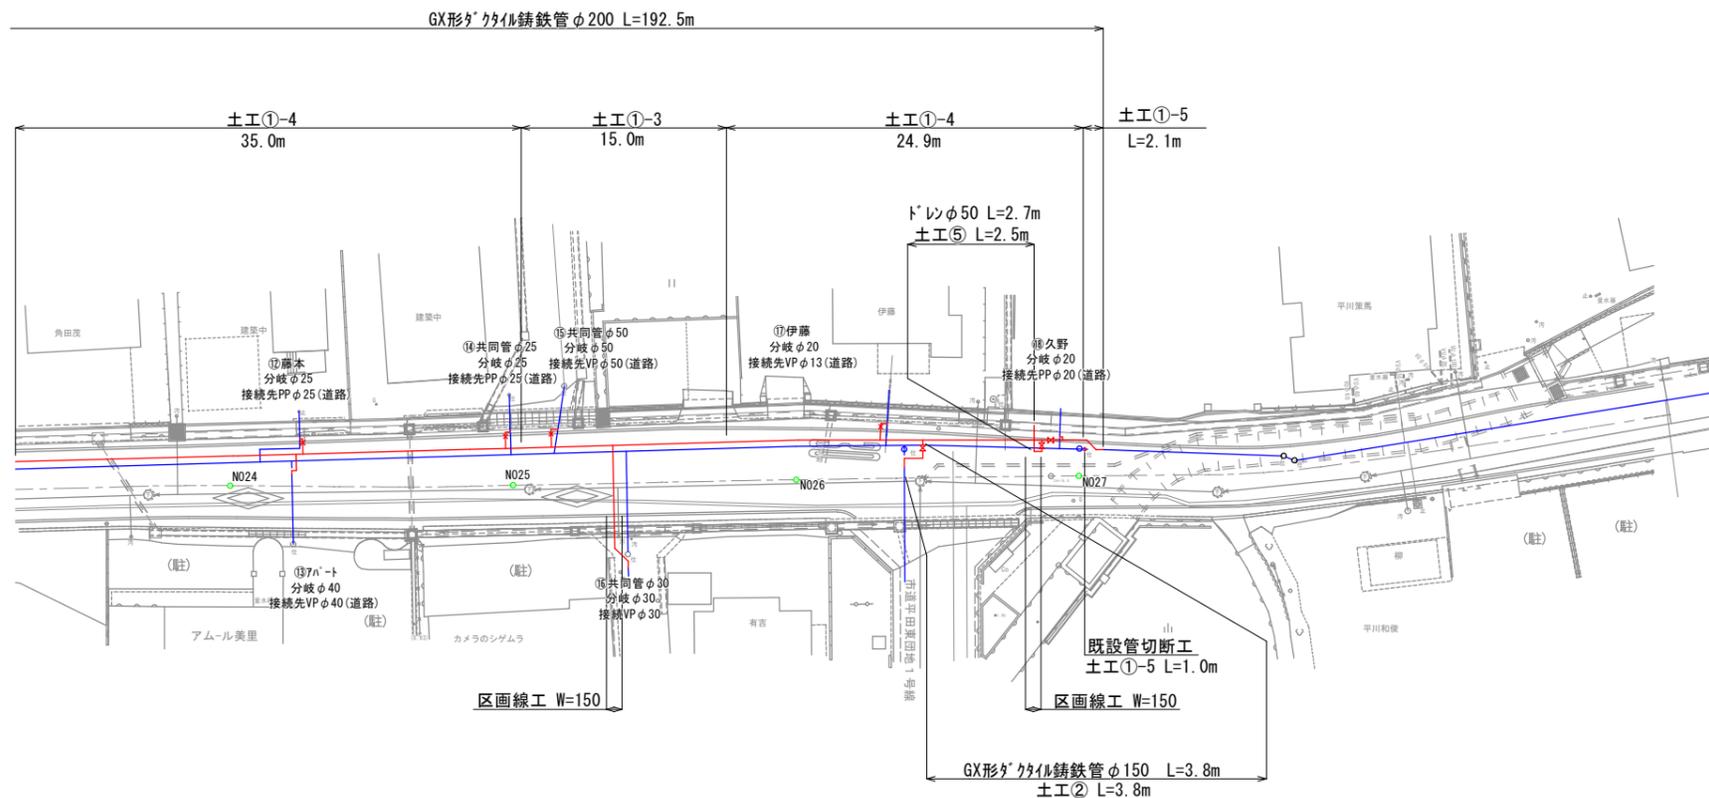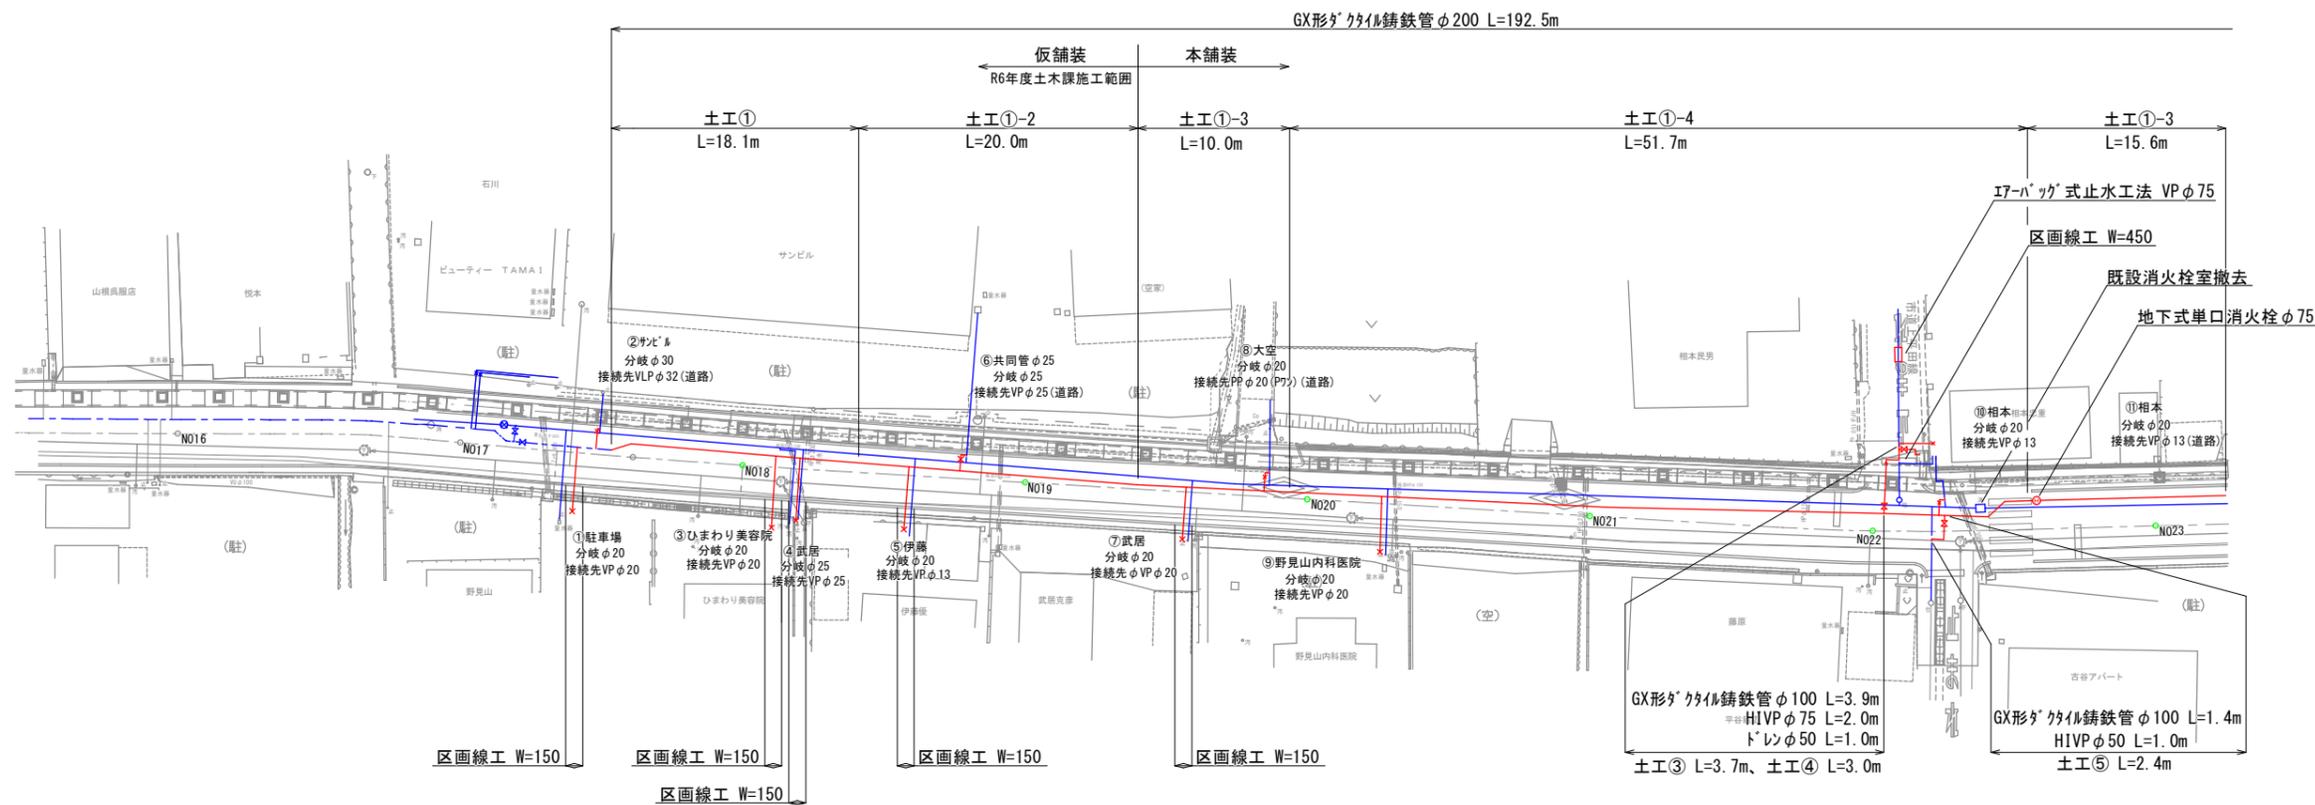

工事名	平田昭和通り配水管布設替工事(第3期)		
図面名	平面図	施工年度	令和6年度
縮尺	1/250	図面番号	5葉中第2号
下松市上下水道局			






# 横断面図 S=1/100

占用深さは現道GLからとする。


N021

GH= 6.29  
FH= 6.328

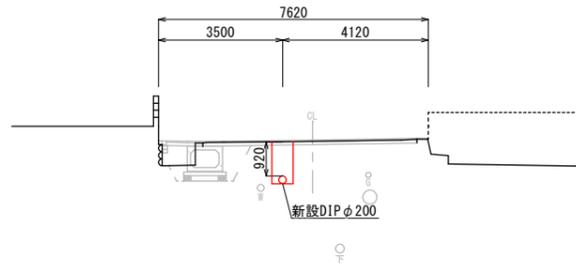


N025

GH= 6.76  
FH= 6.793

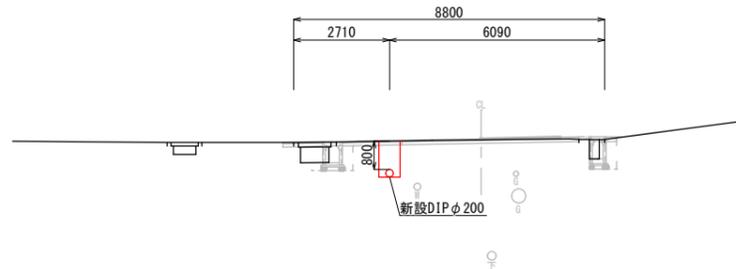


N020

GH= 6.09  
FH= 6.082

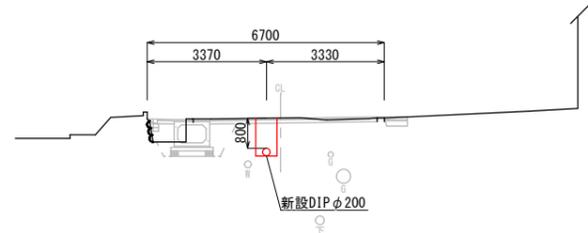


N024

GH= 6.67  
FH= 6.764

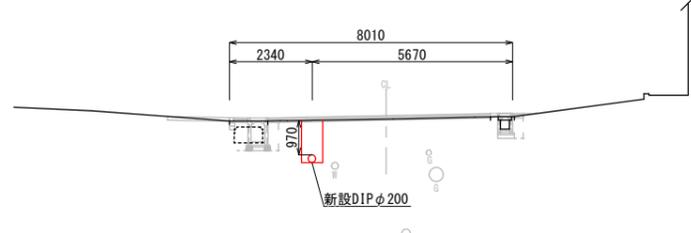


N019

GH= 5.92  
FH= 5.941

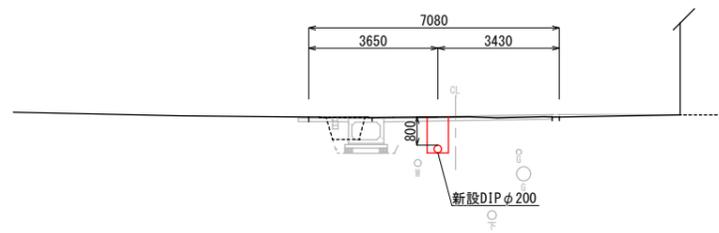


N023

GH= 6.58  
FH= 6.675

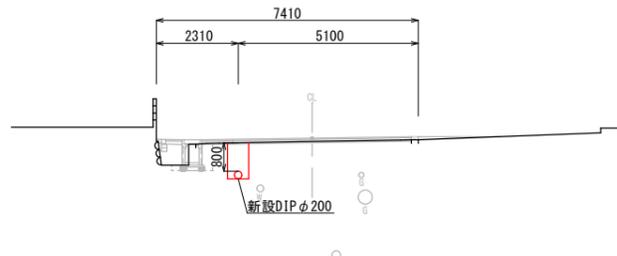


N027

GH= 7.04  
FH= 7.120

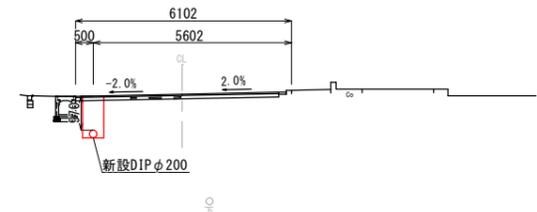


N018

GH= 5.83  
FH= 5.860

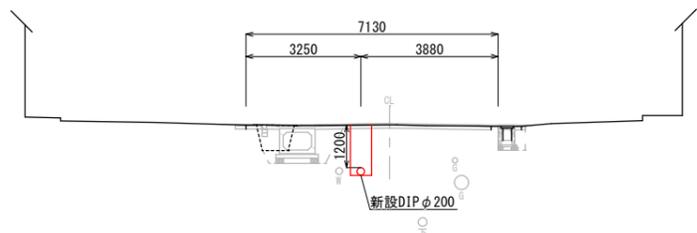


N022

GH= 6.43  
FH= 6.527

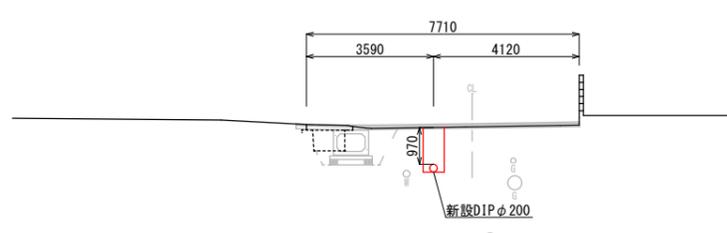

N026

GH= 6.84  
FH= 6.890

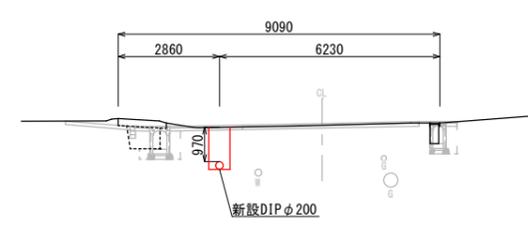

工事名	平田昭和通り配水管布設替工事 (第3期)		
図面名	横断面図	施工年度	令和 6 年度
縮尺	1/100	図面番号	5 葉中 第 5 号
下松市上下水道局			