



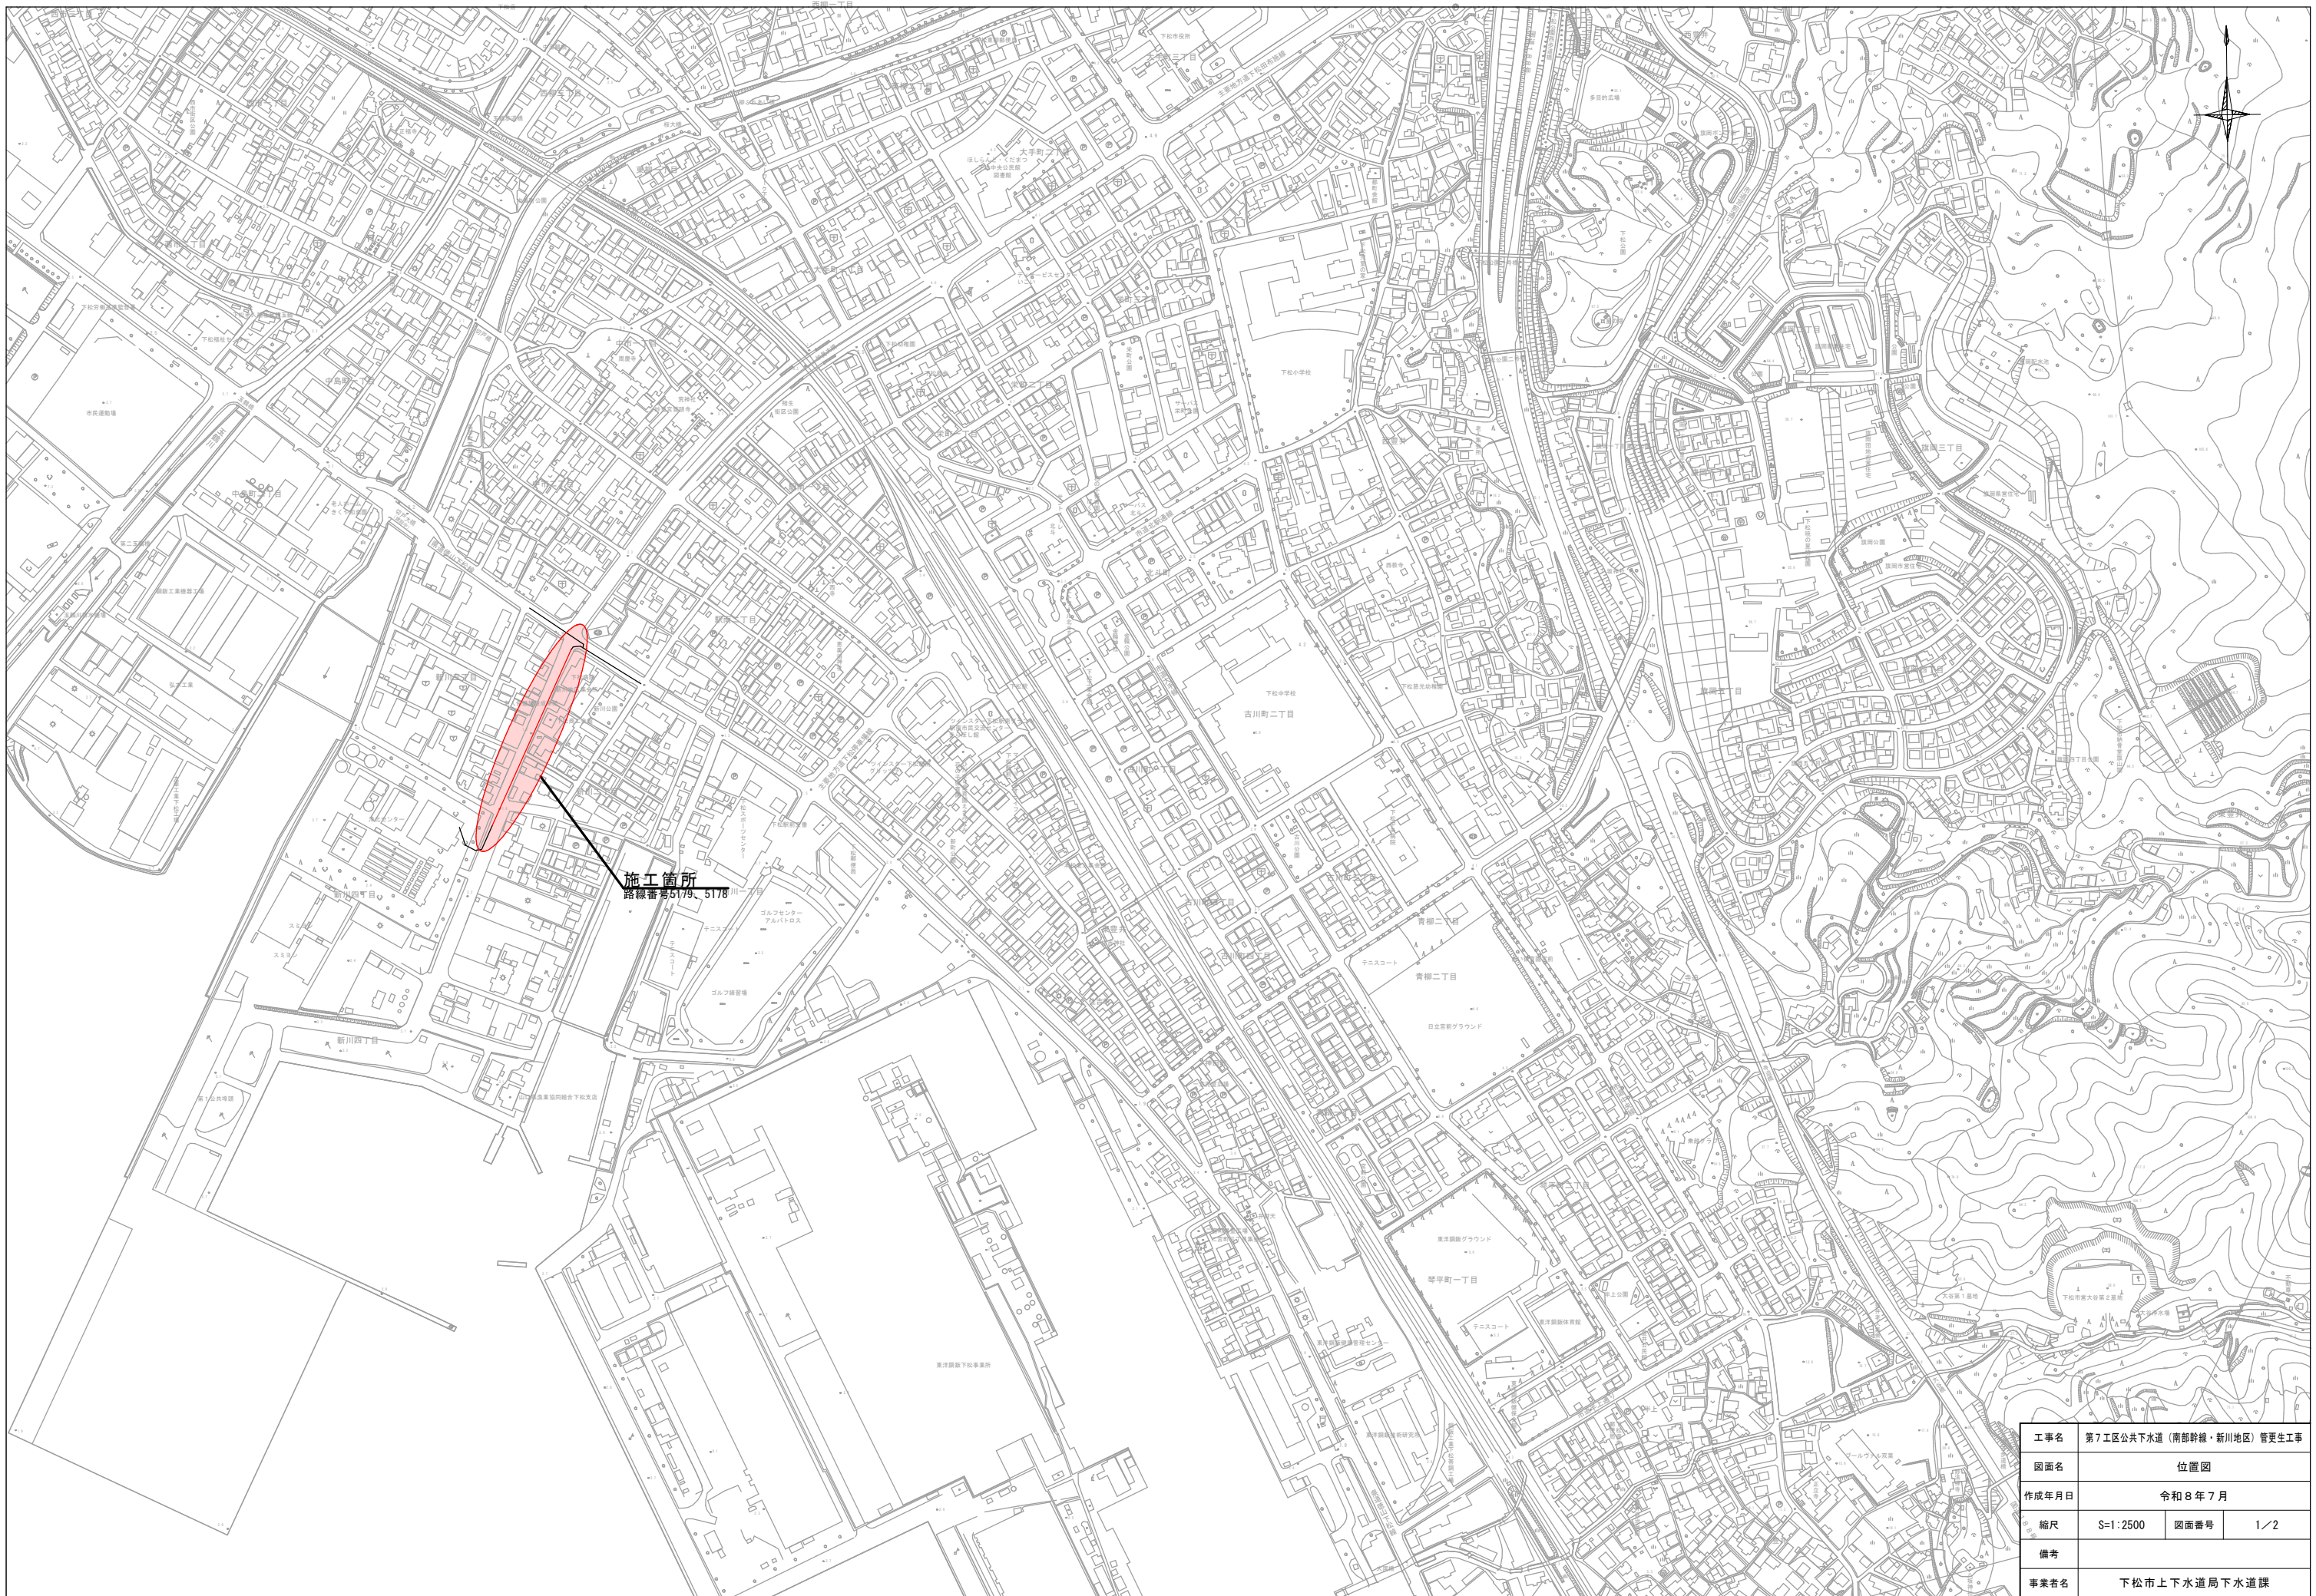

工事名	第7工区公共下水道（南部幹線・新川地区）管更生工事		
図面名	位置図		
作成年月日	令和8年7月		
縮尺	S=1:2500	図面番号	1/2
備考			
事業者名	下松市上下水道局下水道課		


平面図 S=1:500

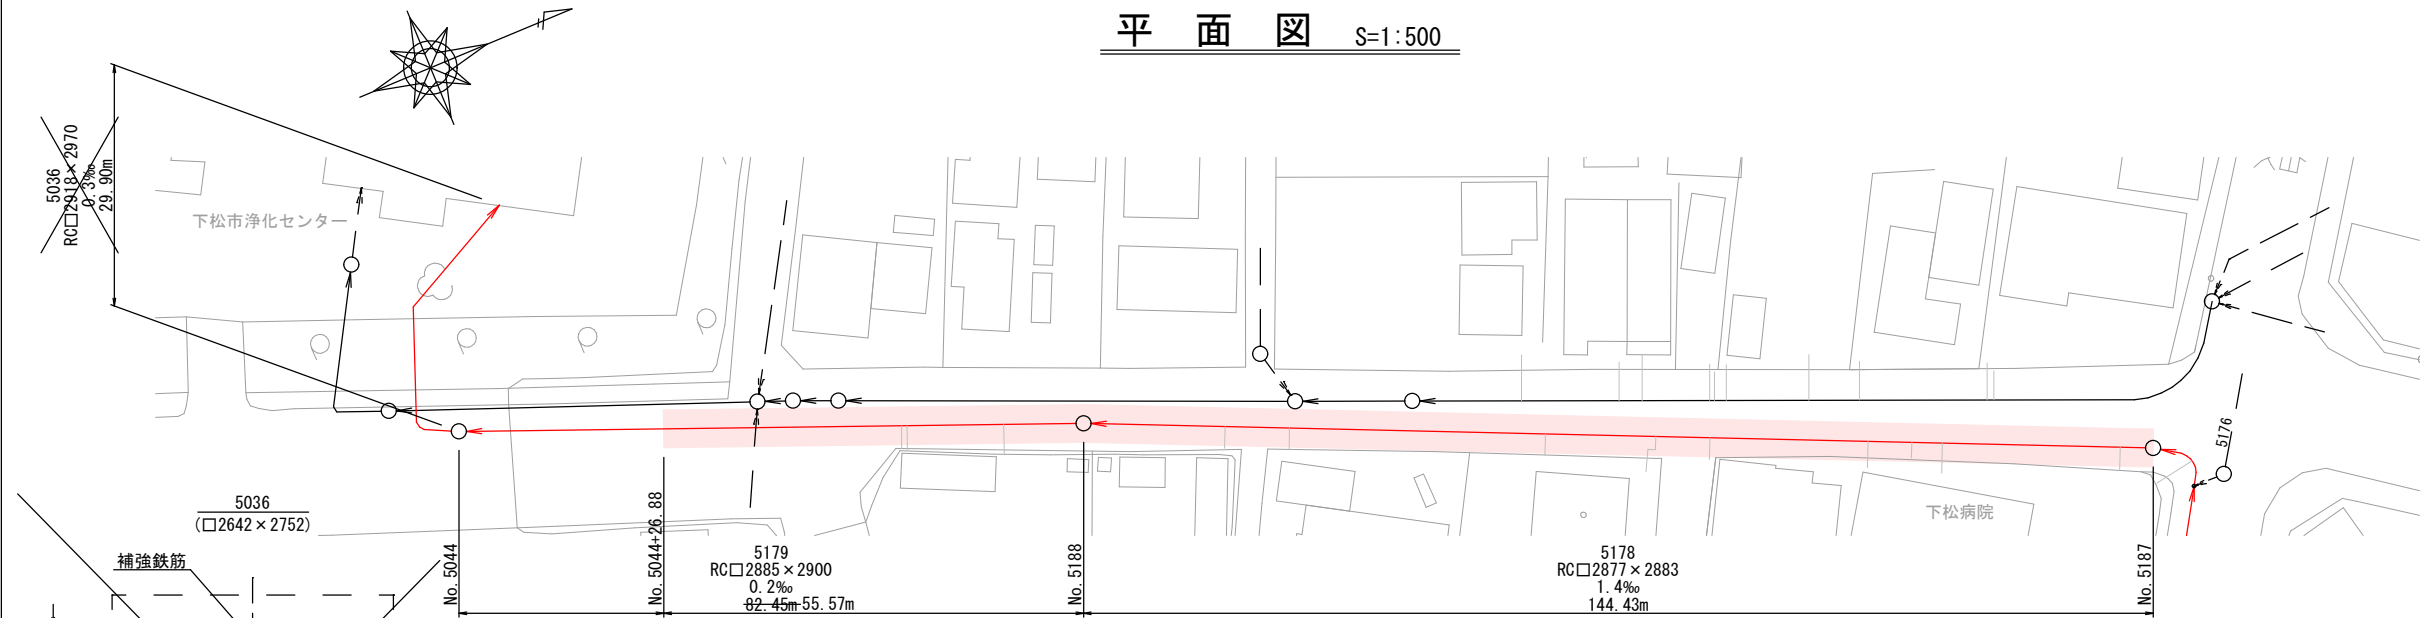


更生管標準断面図 S=1:50

(複合管)


5179
(□2705×2720)

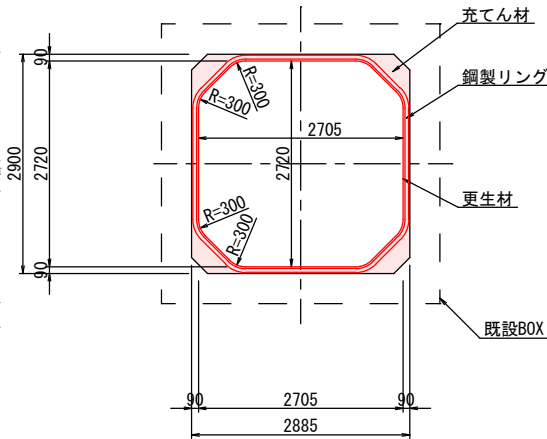


縦断面図 V=1:100
H=1:500

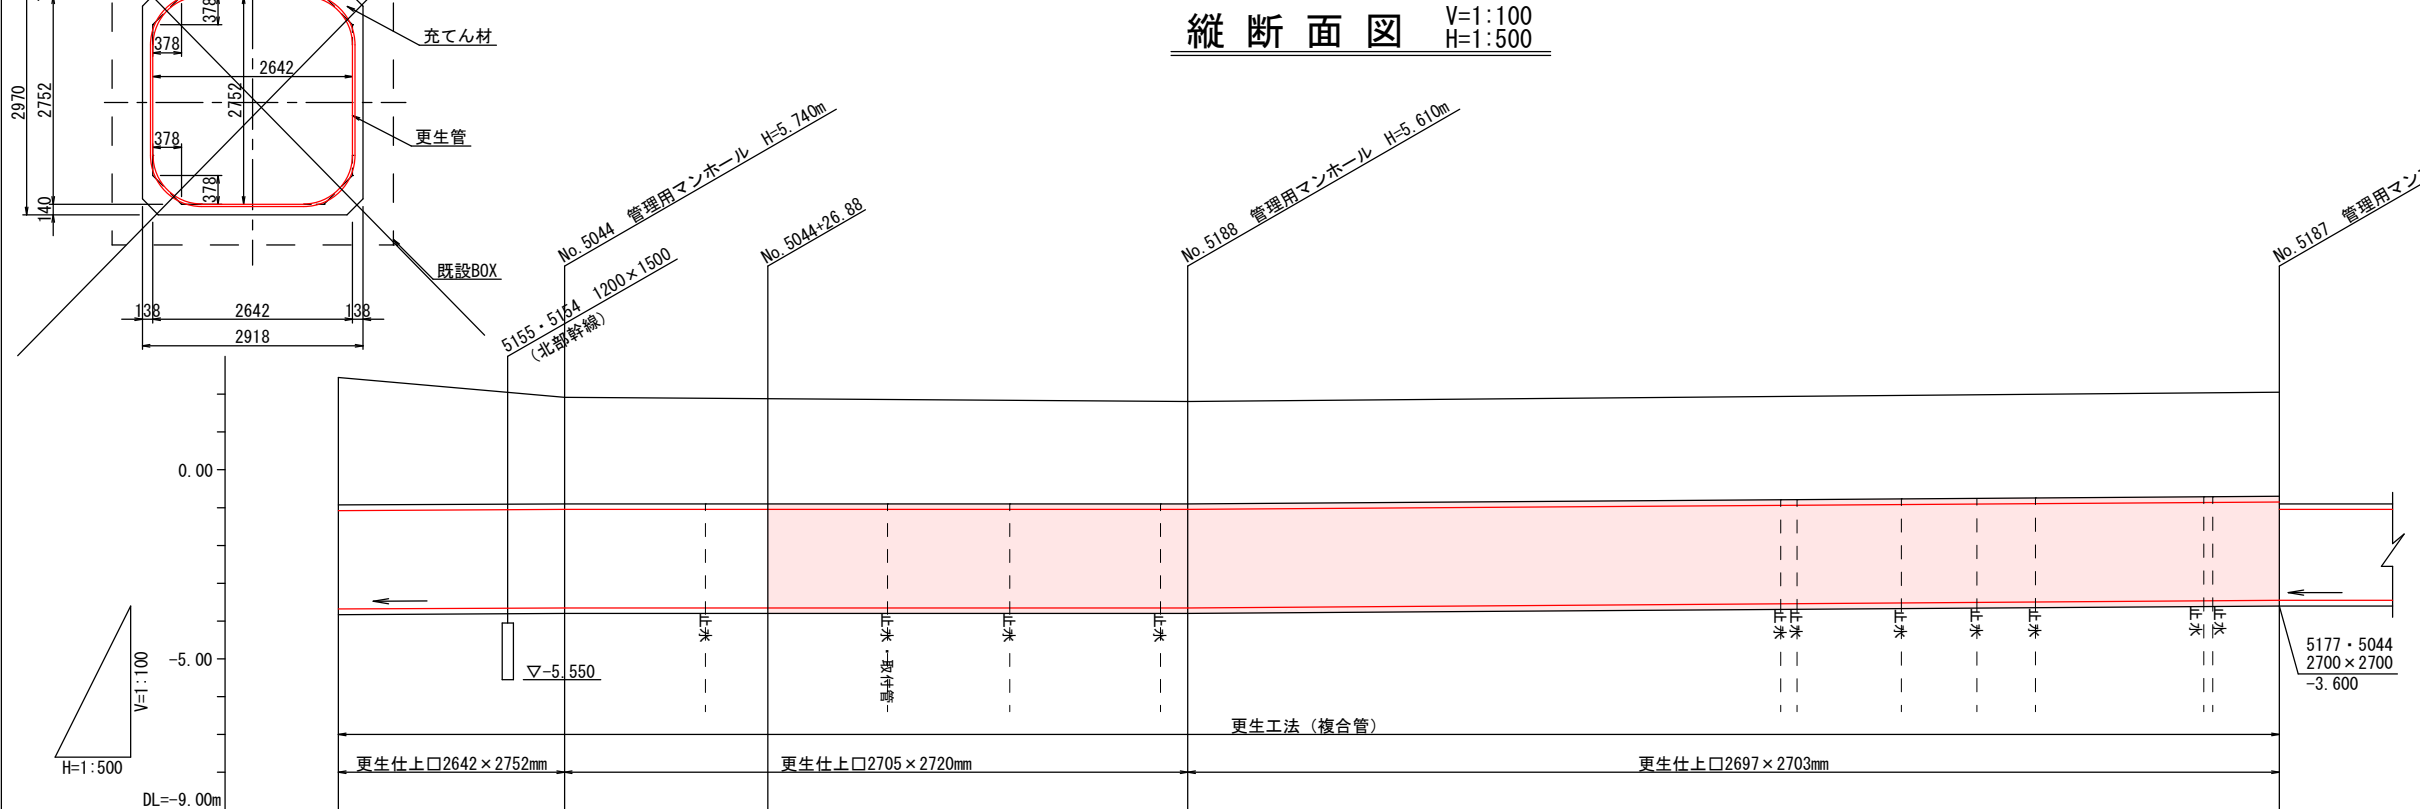

5178
(□2697×2703)

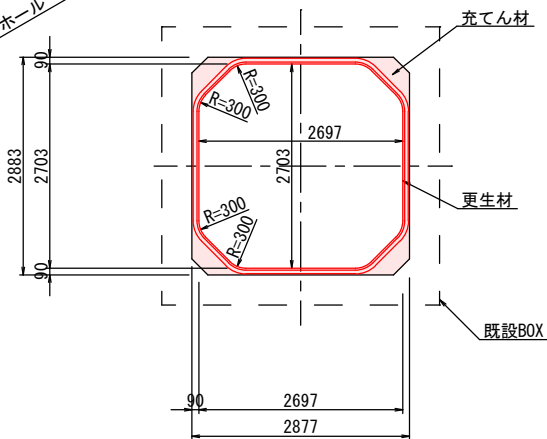

位置図 S=1:10000

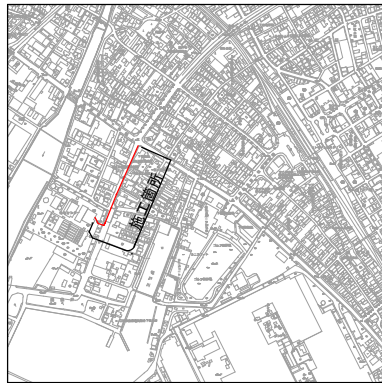

路線番号	5036	5179	5178	
管径	RC□2918×2970	RC□2885×2900	RC□2877×2883	
勾配	0.3‰	0.2‰	1.4‰	
区間延長	29.90m	82.45m 55.57m	144.43m	
地盤高	2.44	1.92	1.88	1.81
土被り	3.07	2.54	2.50	2.41
管底高	-3.830	-3.820	-3.813	-3.800
追加距離	0.00	29.90	56.78	112.35
単距離	0.00	29.90	26.88	55.57

【路線番号】				
5036	5179	5178		
工事名	第7工区公共下水道（南部幹線、新川地区）管更生工事			
図面名	平面図・縦断面図			
作成年月	令和8年7月			
縮尺	図示	図面番号	2 / 2	
備考	起工設計			
事業者名	下松市上下水道局下水道課			