



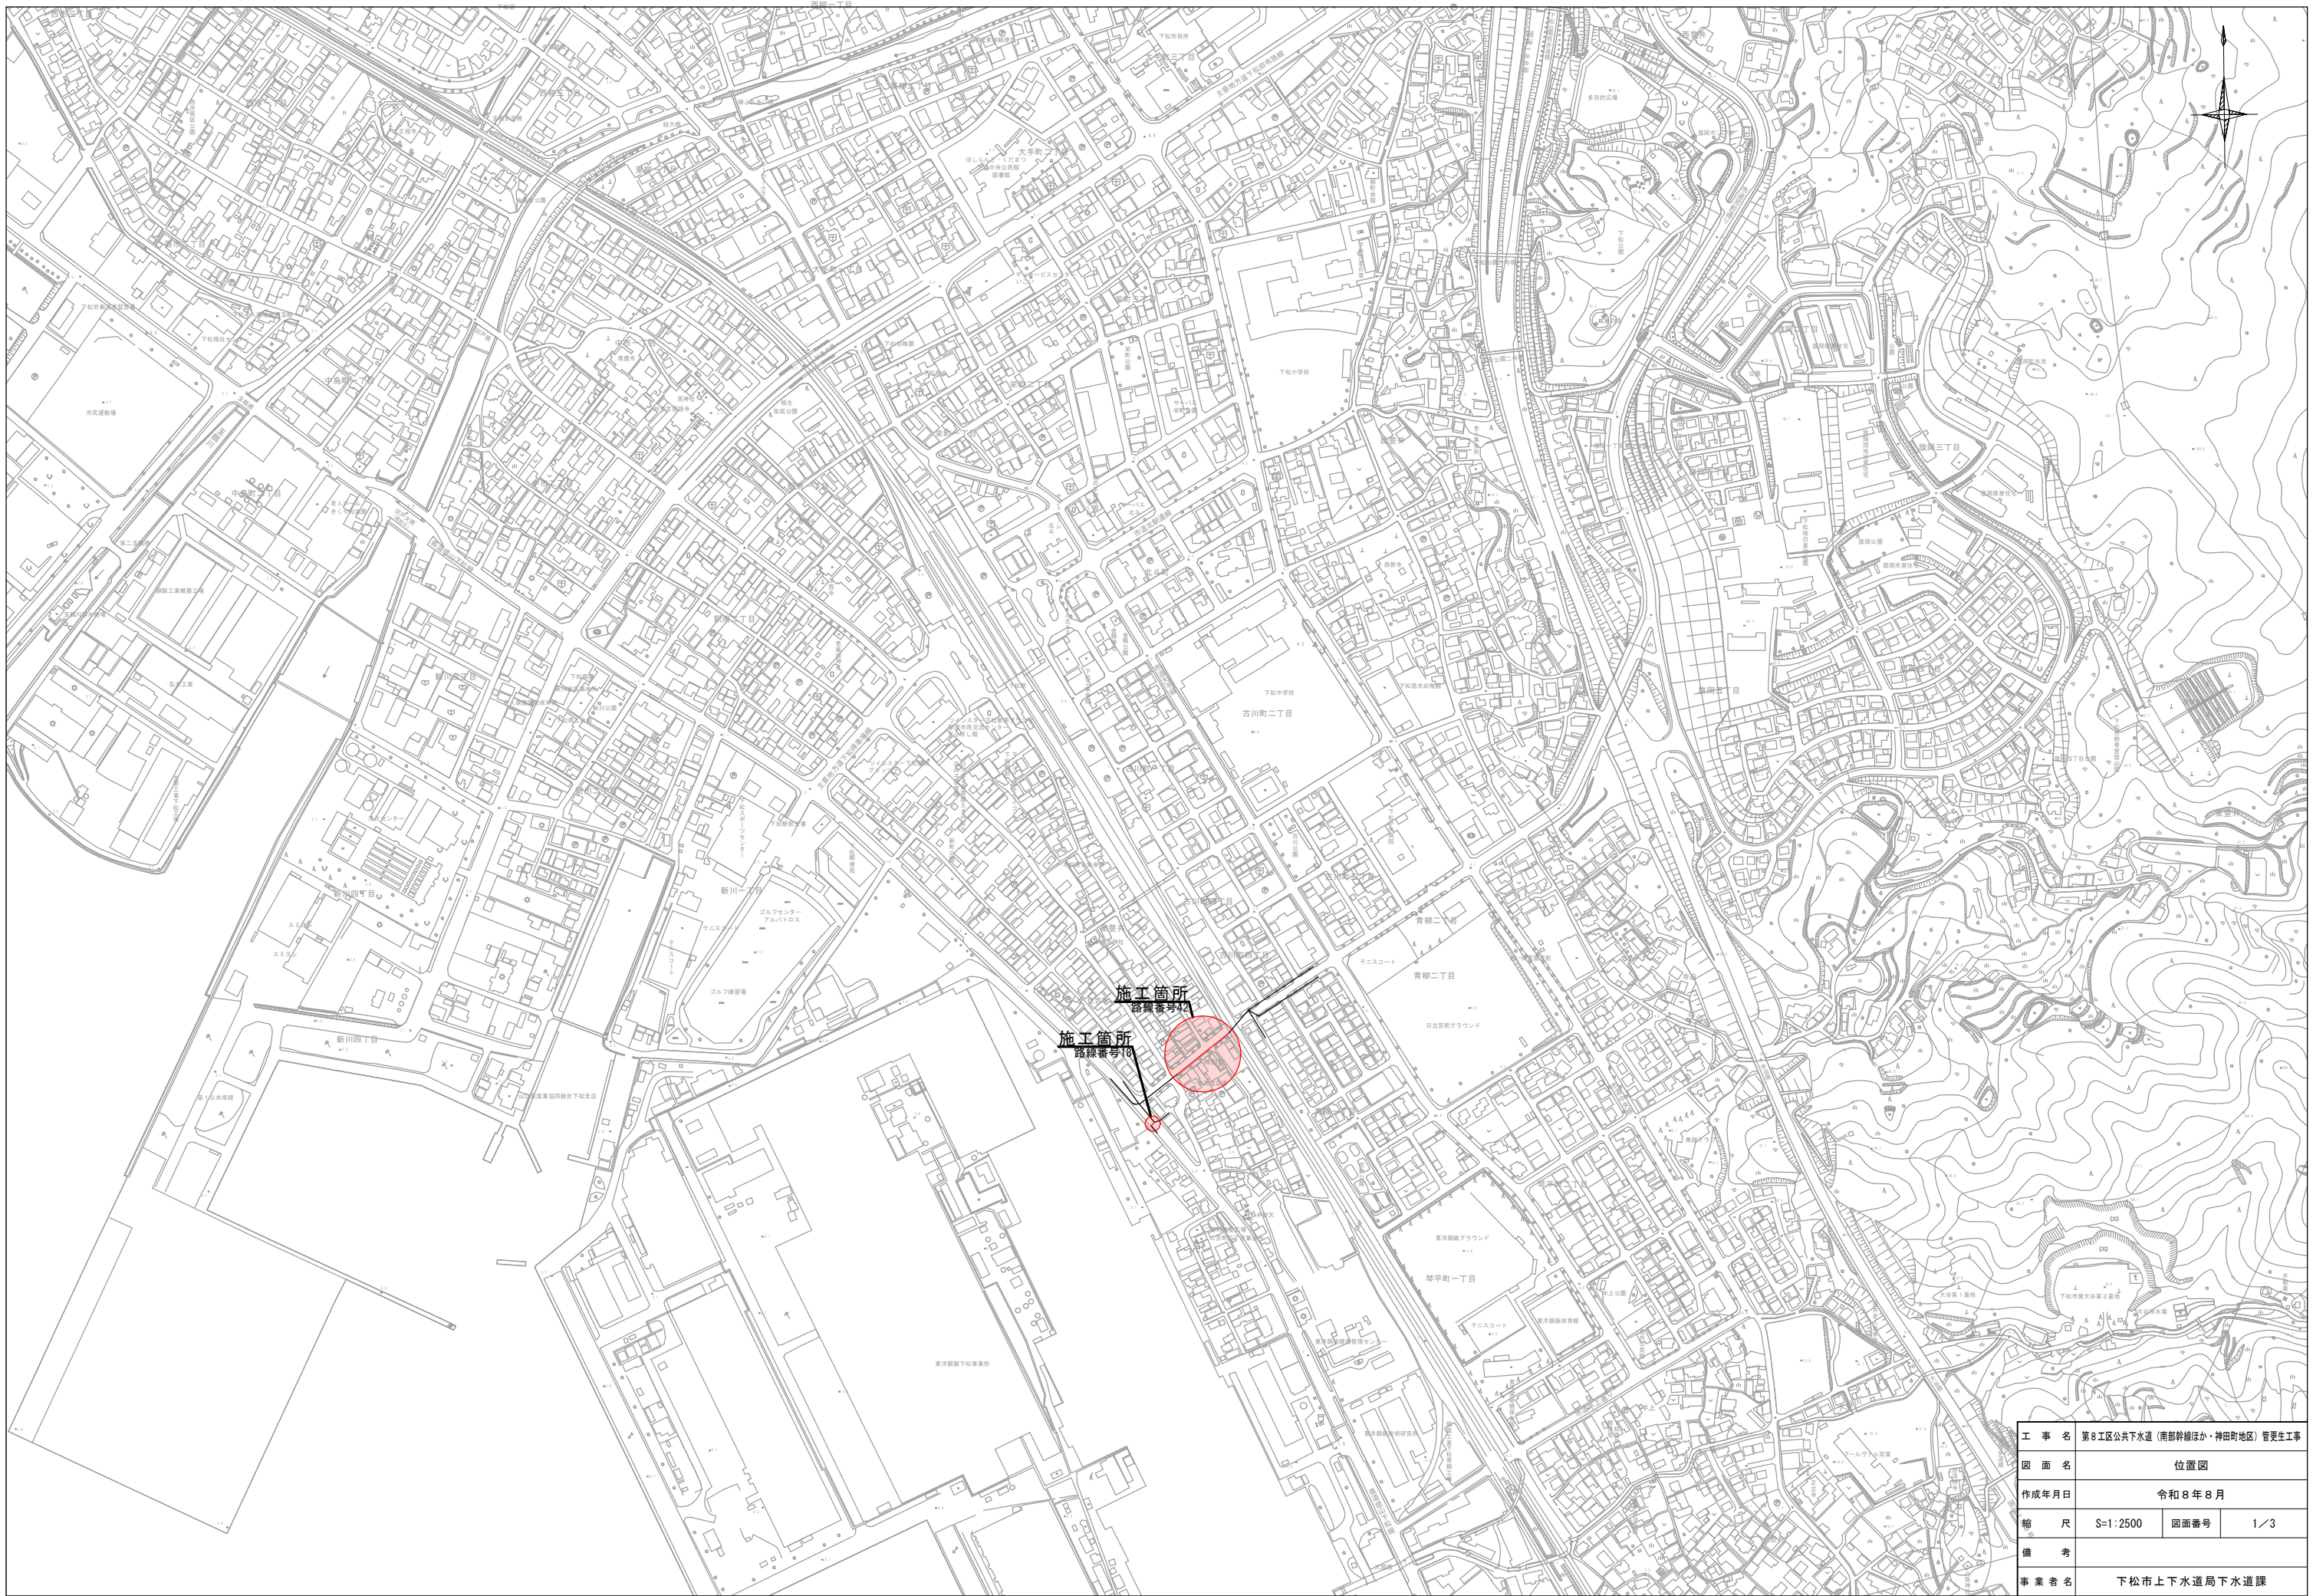


工 事 名	第8工区公共下水道（南部幹線ほか・神田町地区）管更生工事		
図 面 名	位置図		
作成年月日	令和8年8月		
縮 尺	S-1:2500	図面番号	1/3
備 考			
事 業 者 名	下松市上下水道局下水道課		

平面図 S=1:500


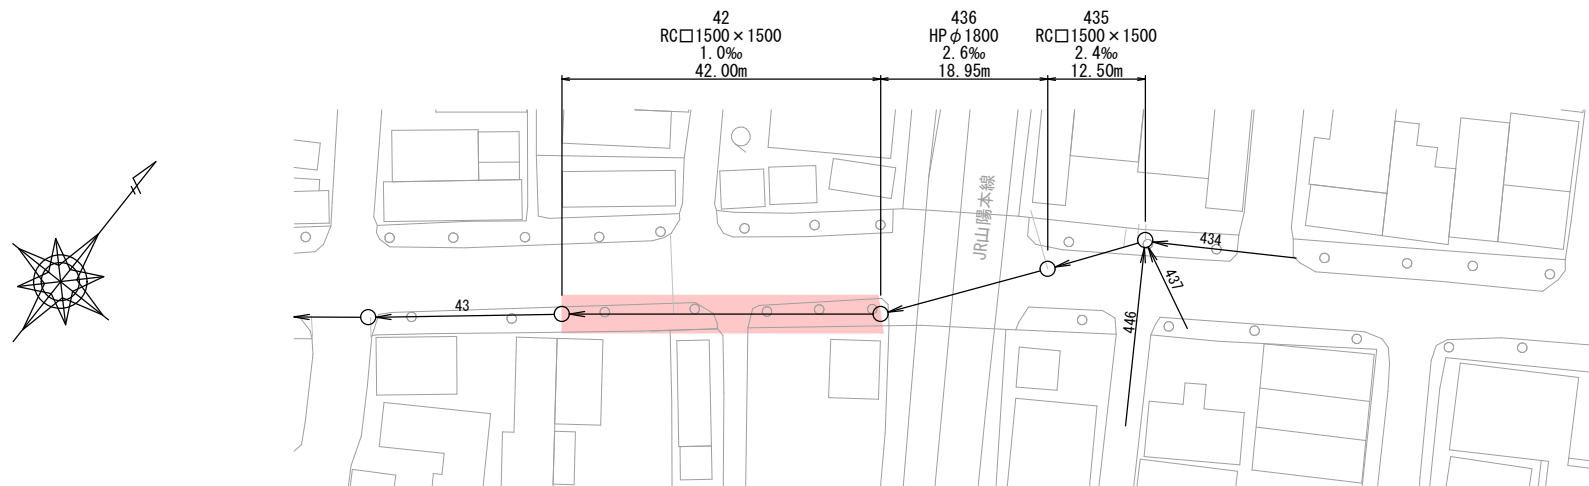


縦断面図 V=1:100
H=1:500

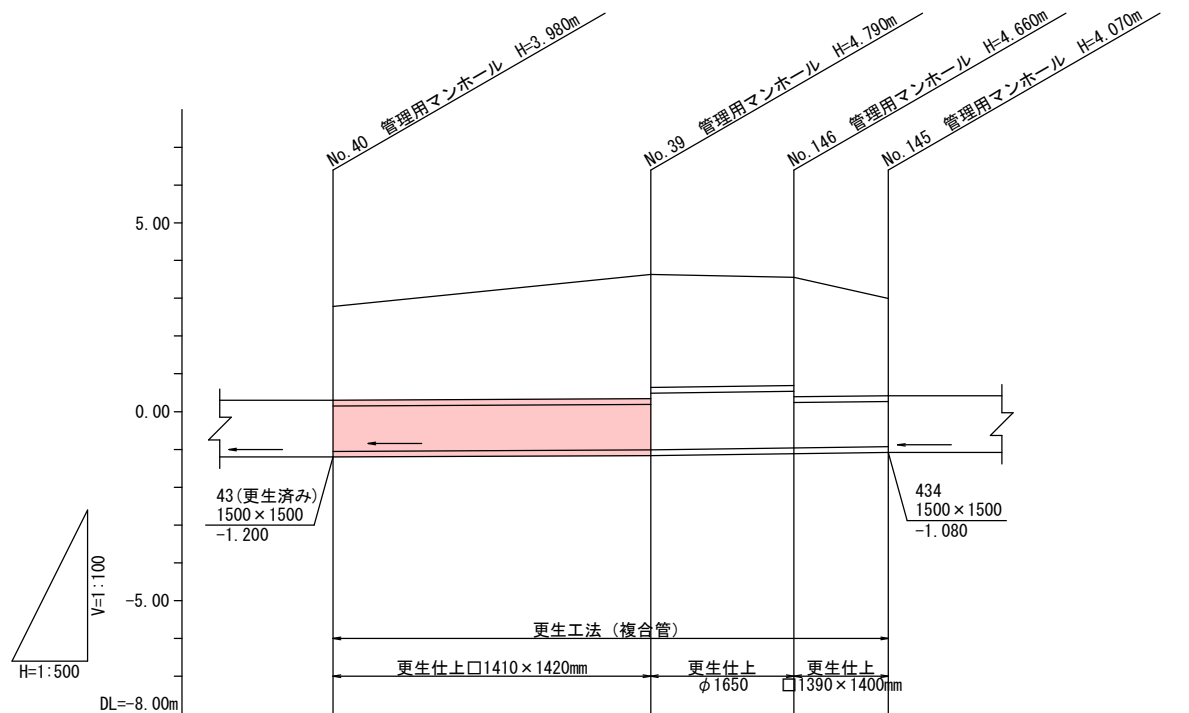


路線番号		42	436	435	
管径		RC□1500×1500	HPφ1800	RC□1500×1500	
勾配		1.0‰	2.6‰	2.4‰	
区間延長		42.00m	18.95m	12.50m	
地盤高	2.78	3.63	3.55	2.99	
土被り	2.18	2.99 2.83	2.70 2.86	2.27	
管底高	-1.200	-1.160 -1.160	-1.110 -1.110	-1.080	
追加距離	0.00	42.00	60.95	73.45	
単距離	0.00	42.00	10.30	12.50	

更生管標準断面図 S=1:30
(複合管)

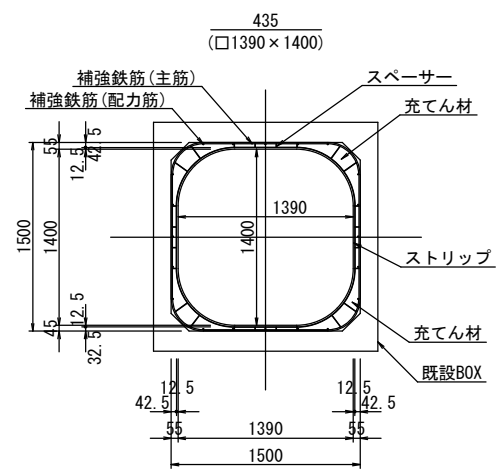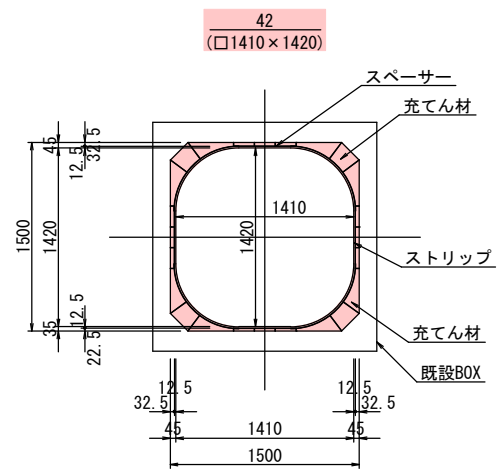


位置図 S=1:10000



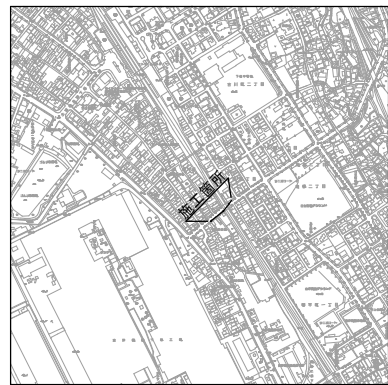


【路線番号】	42	436	435		
工事名	第8工区公共下水道（南部幹線ほか・神田町地区）管更生工事				
図面名	平面図・縦断面図				
作成年月	令和8年8月				
縮尺	図示	図面番号	2	／	3
備考	起工設計				
事業者名	下松市上下水道局下水道課				


修繕工標準断面図 S=1:50
(修繕工法)

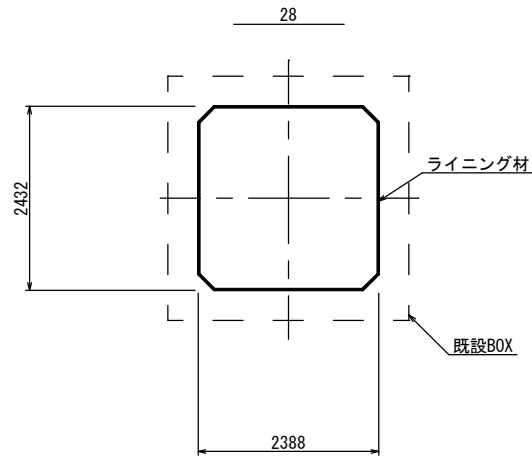





更生管標準断面図 S=1:30
(複合管)

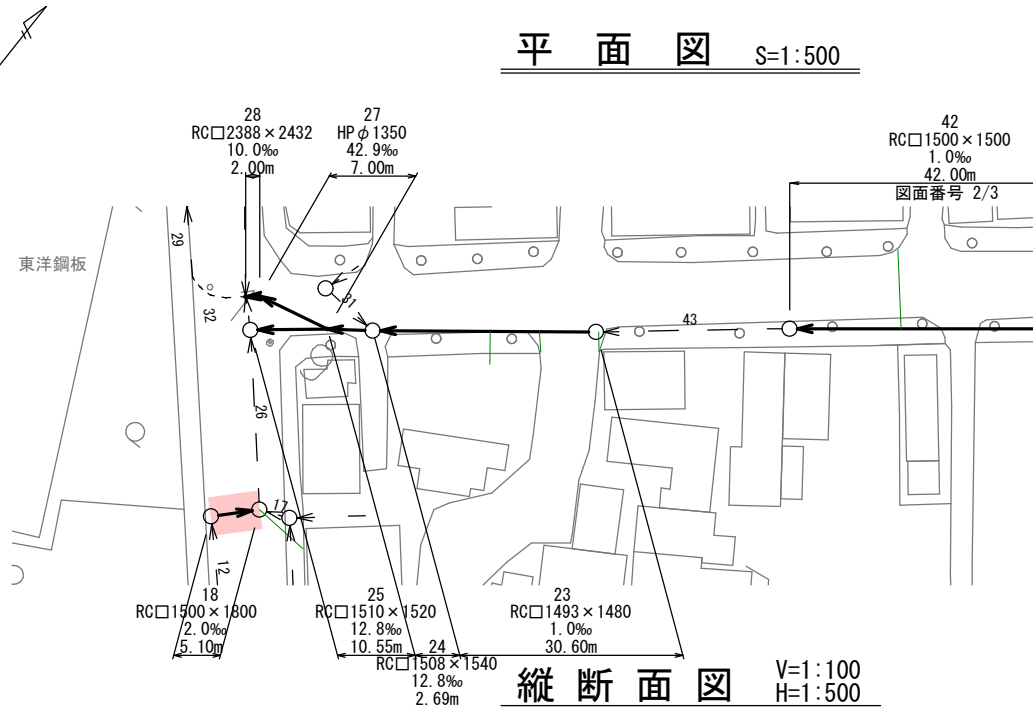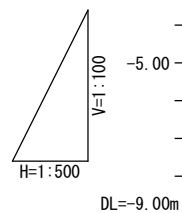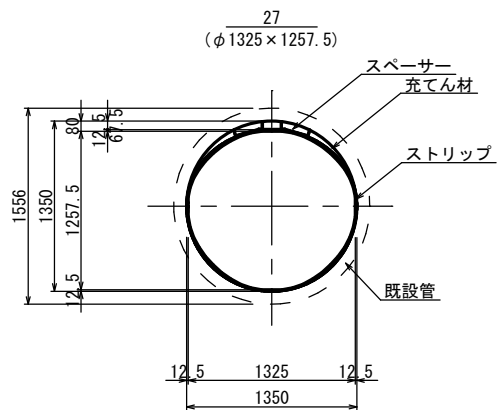

縦断面図 V=1:100
H=1:500

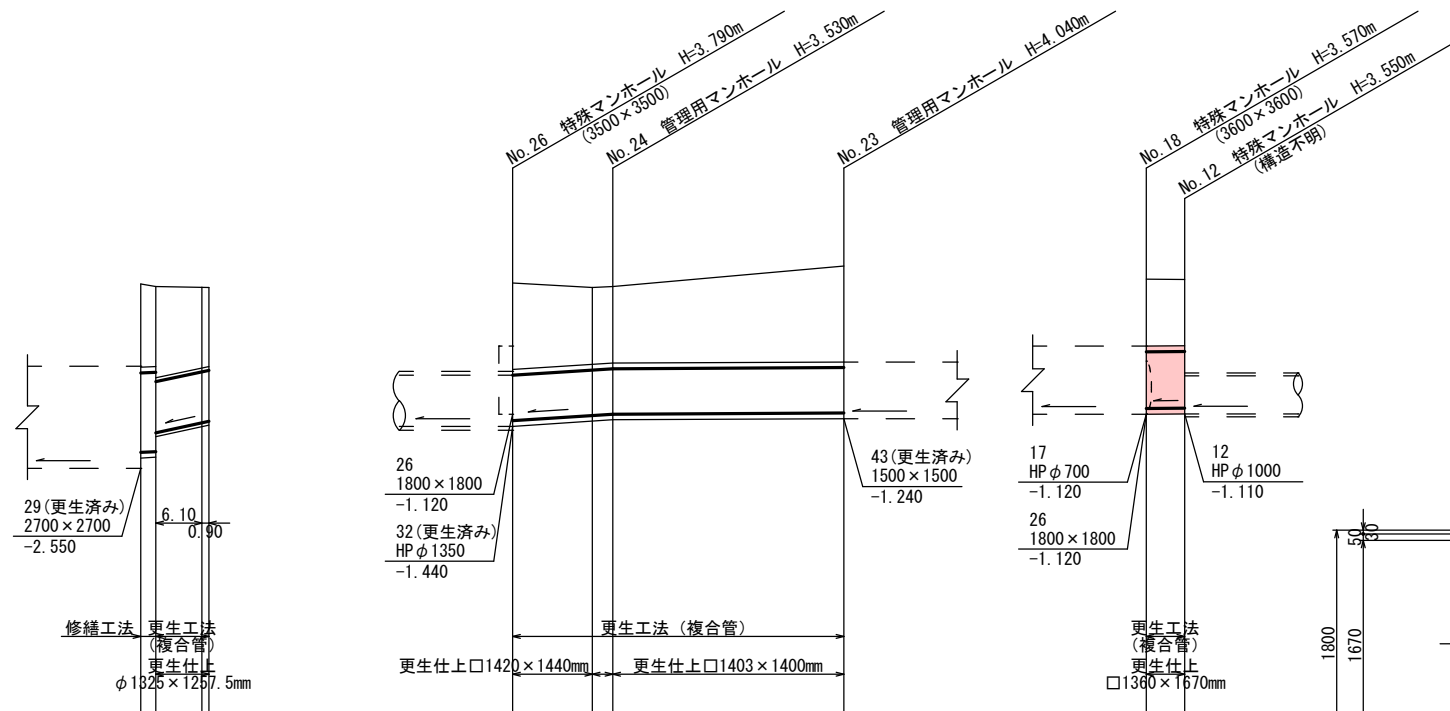

更生管標準断面図 S=1:30
(複合管)

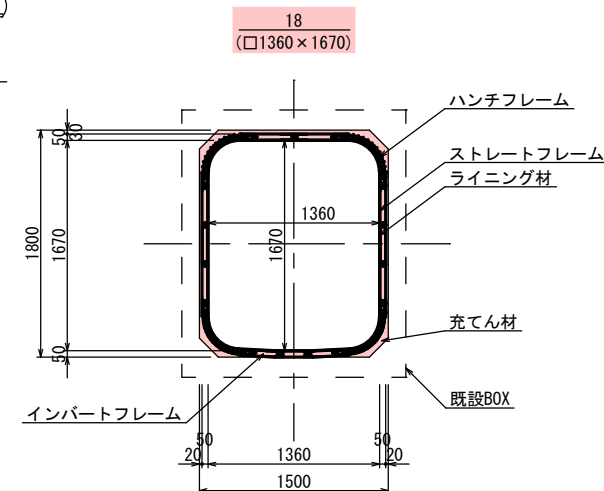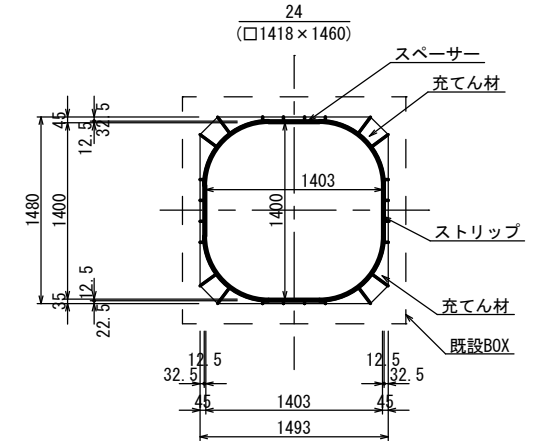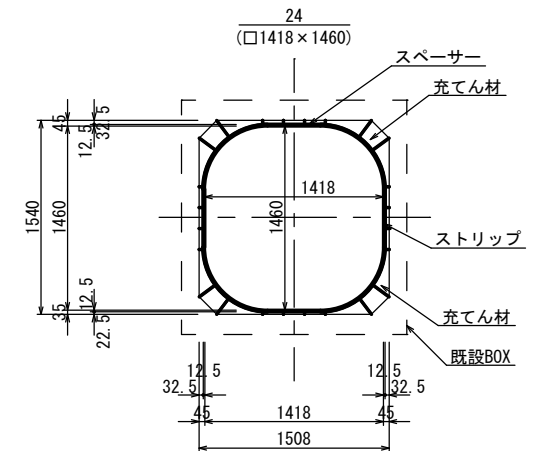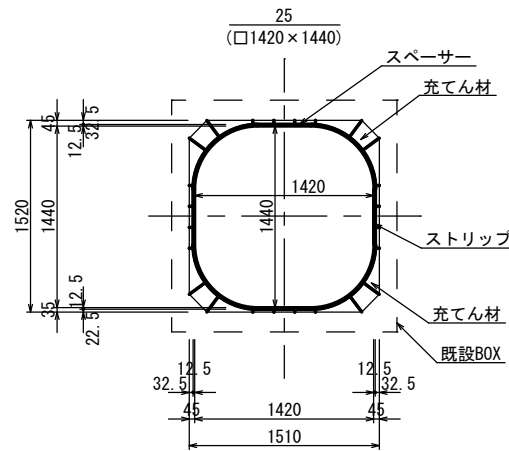

位置図 S=1:10000



路線番号	28	27	25	24	23	18
管 径	RC□2388×2432	HPφ1350	RC□1510×1520	RC□1508×1540	RC□1493×1480	RC□1500×1800
勾 配	10.0‰	42.9‰	12.8‰	12.8‰	1.0‰	2.0‰
区 間 延 長	2.00m	7.00m	10.55m	2.69m	30.60m	5.10m
地 盤 高	2.32	2.26	2.35	2.23	2.26	2.80
土 被 り	1.90	1.82	1.99	1.74	1.73	2.24
管 底 高	-2.280	-2.260	-1.440	-1.305	-1.270	-1.240
追 加 距 離	0.00	2.00	0.00	10.55	13.24	43.84
単 距 離	0.00	2.00	0.00	10.55	2.69	30.60

【路線番号】			
28・27	25・24・23	18	
工事名	第8工区公共下水道（南部幹線ほか・神田町地区）管更生工事		
図面名	平面図・縦断面図		
作成年月	令和8年8月		
縮 尺	図 示	図面番号	3 / 3
備 考	起工設計		
事業者名	下松市上下水道局下水道課		